




平面図 縮尺 1:500

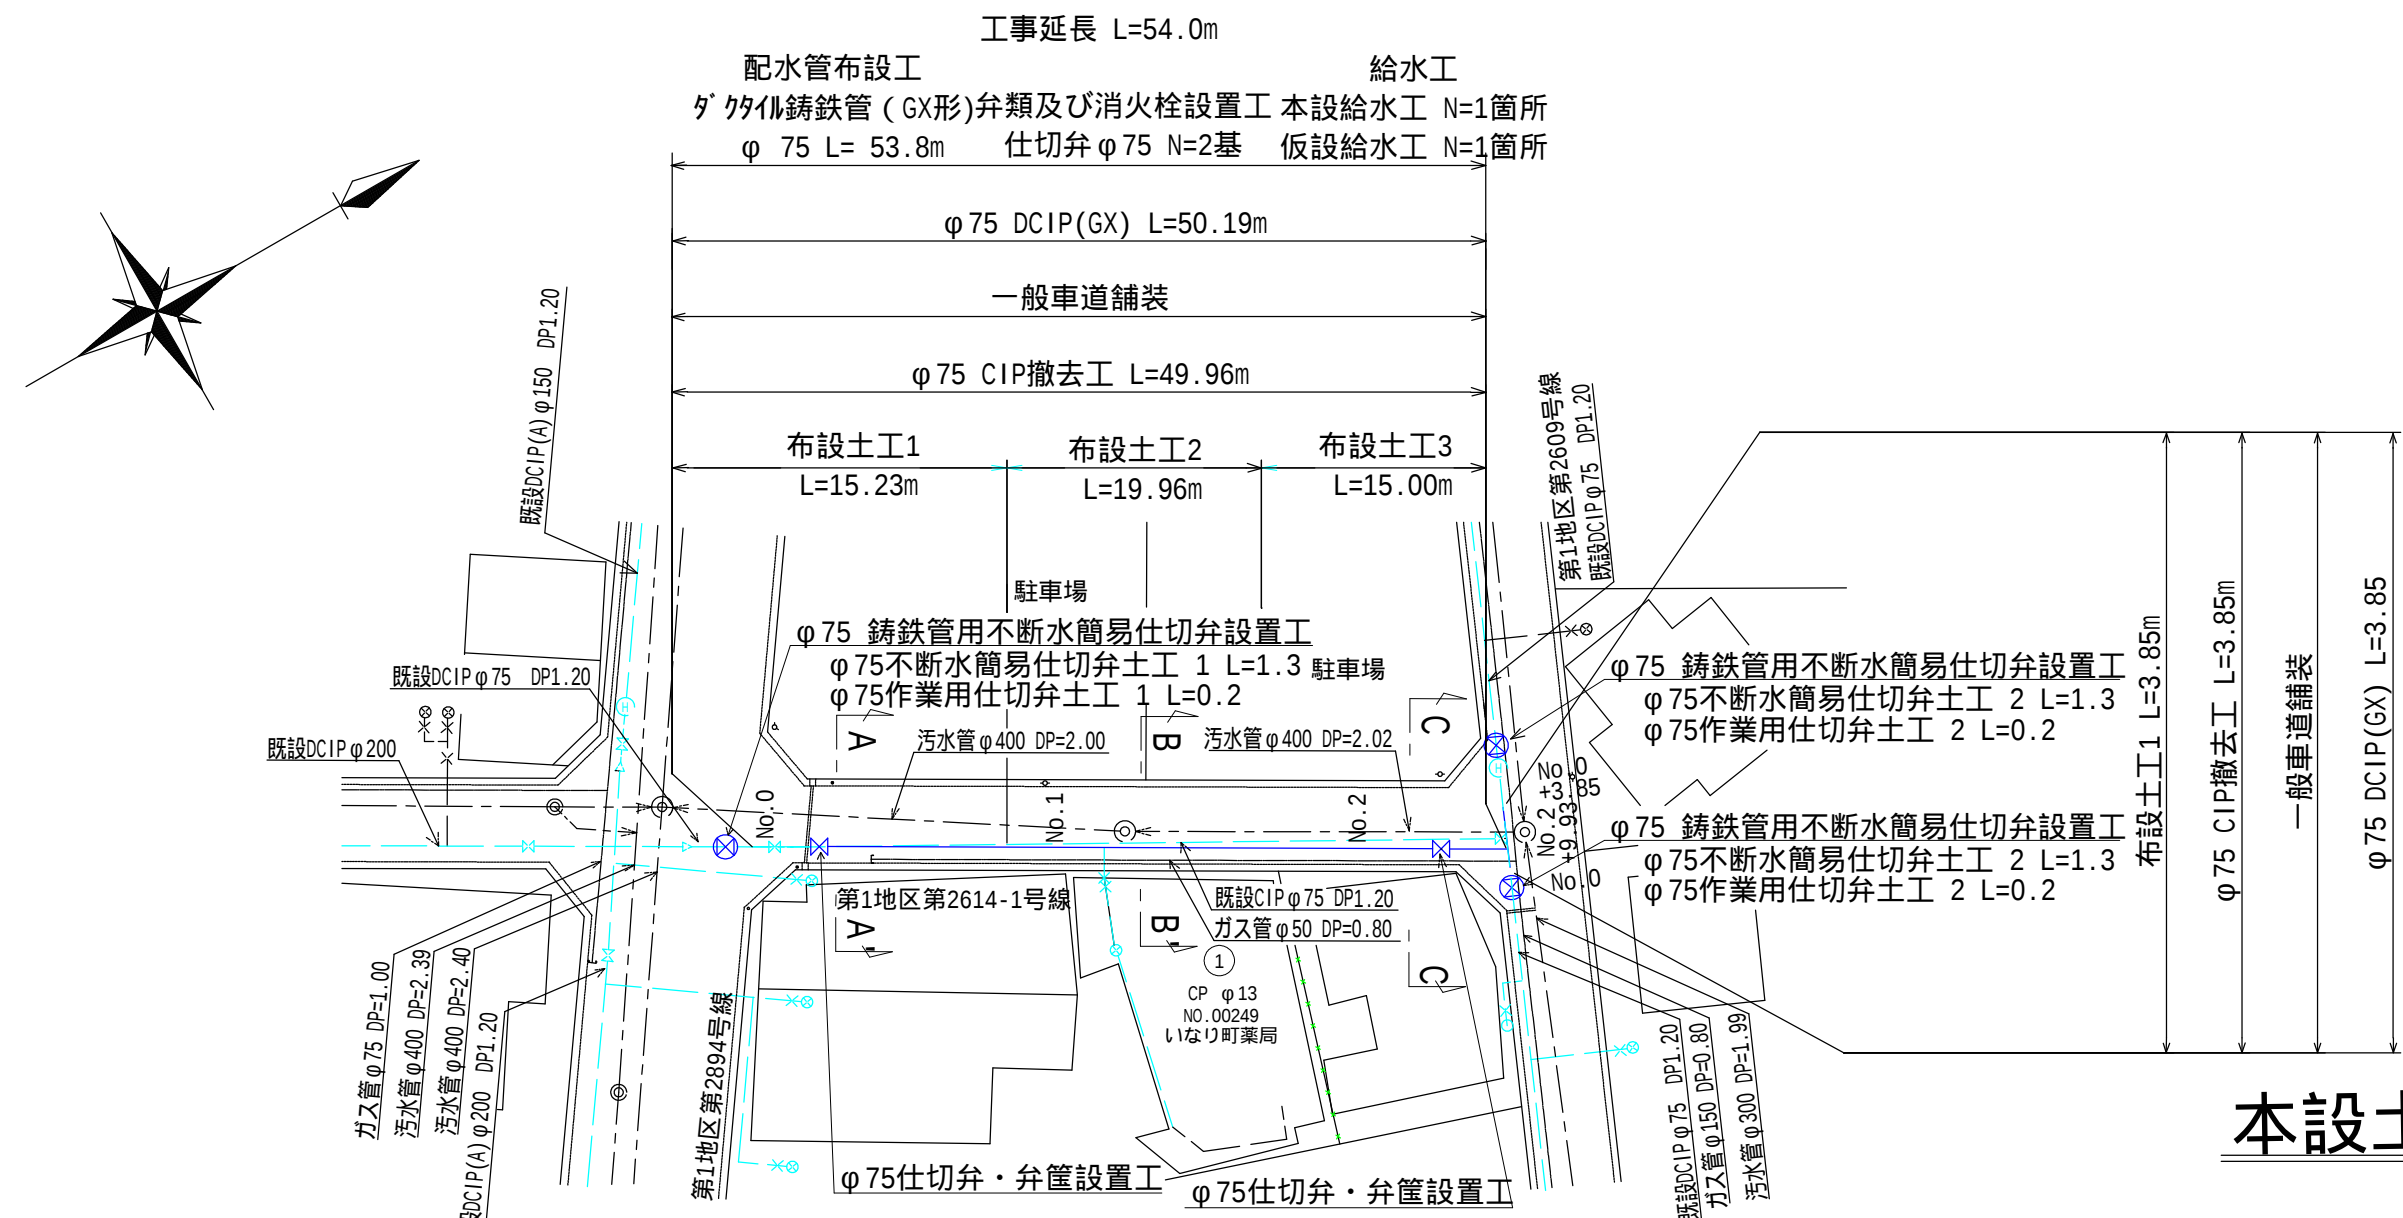

横断面図 縮尺 1:100

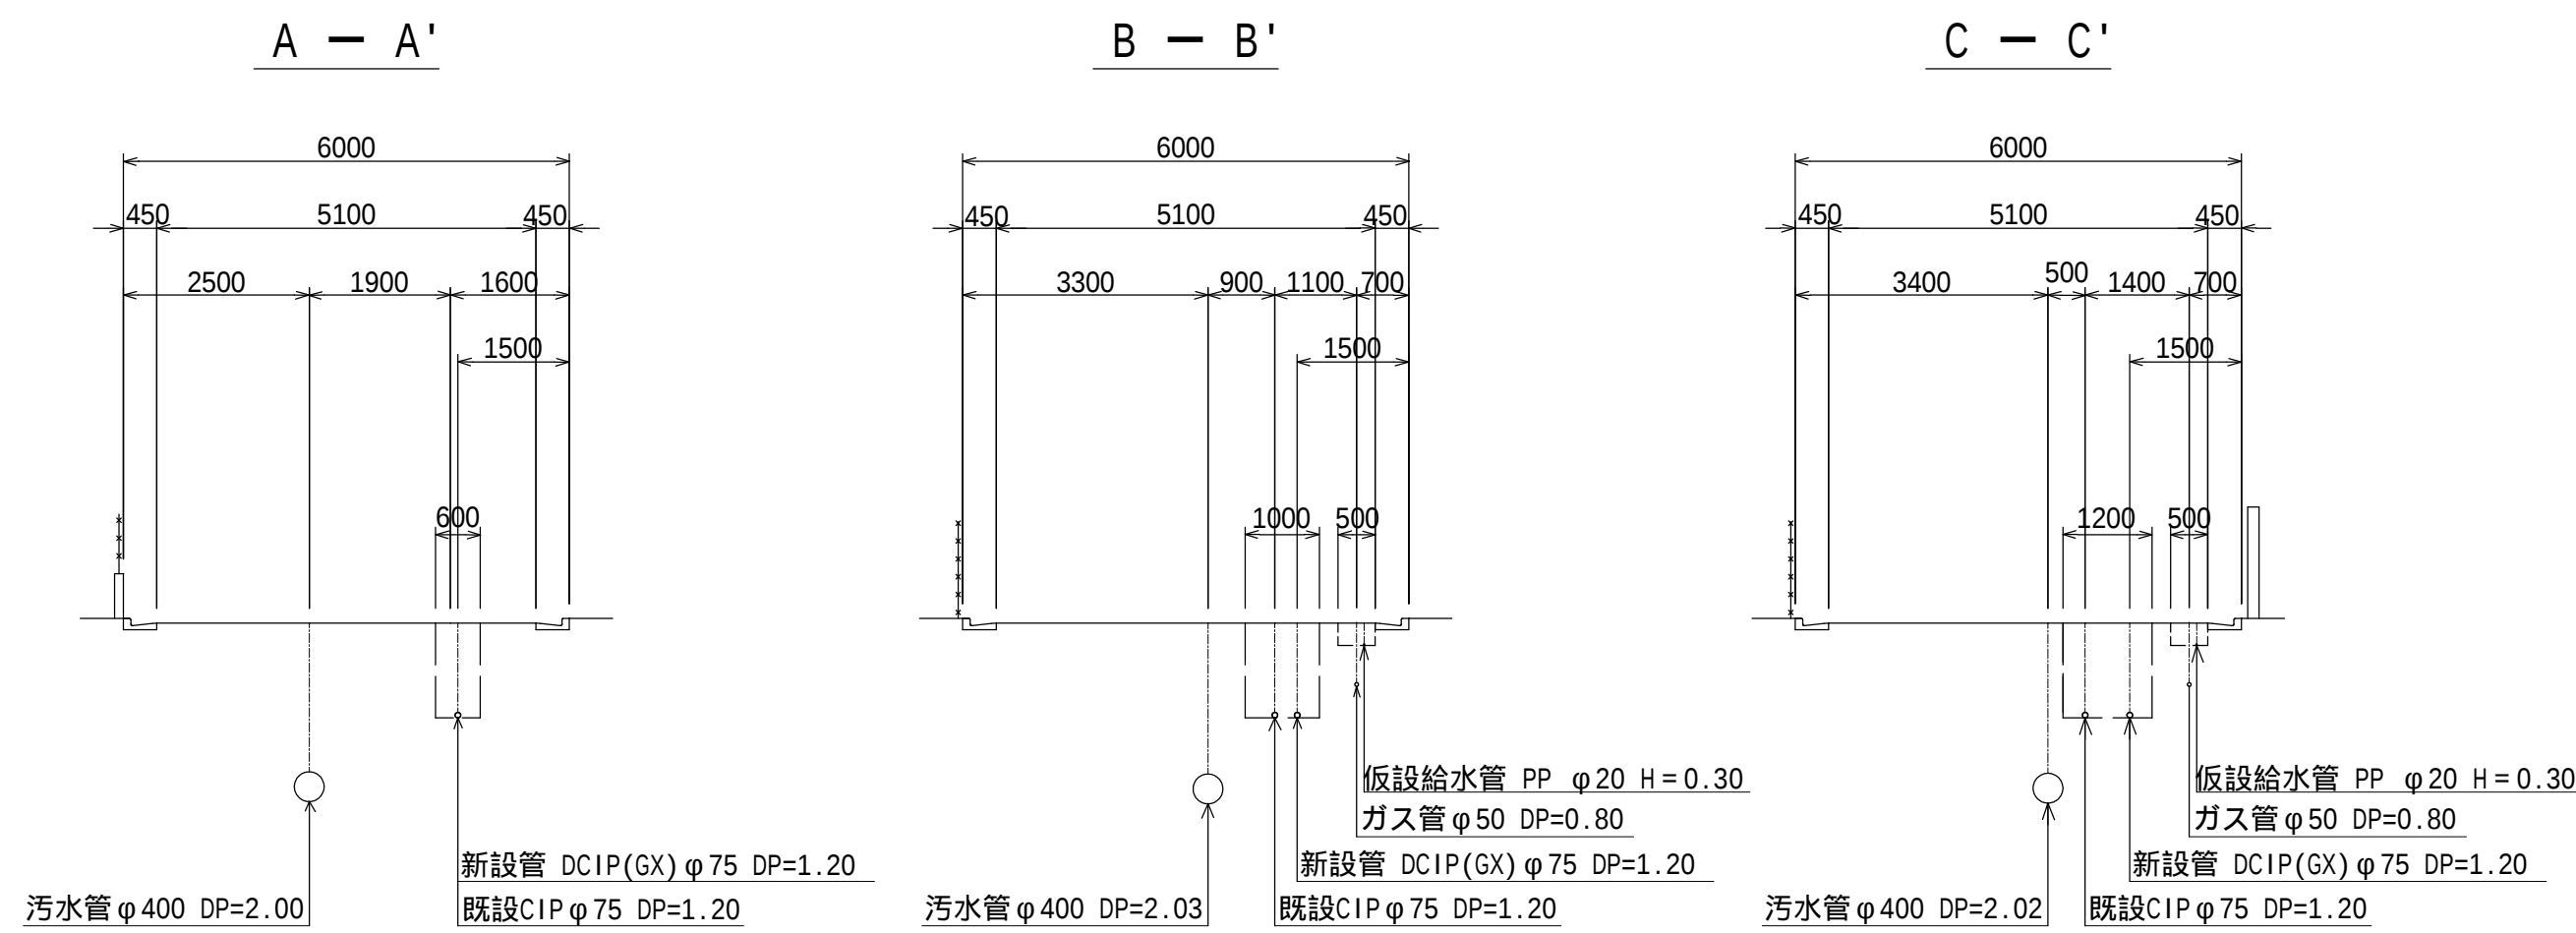


案内図 縮尺 1:5000

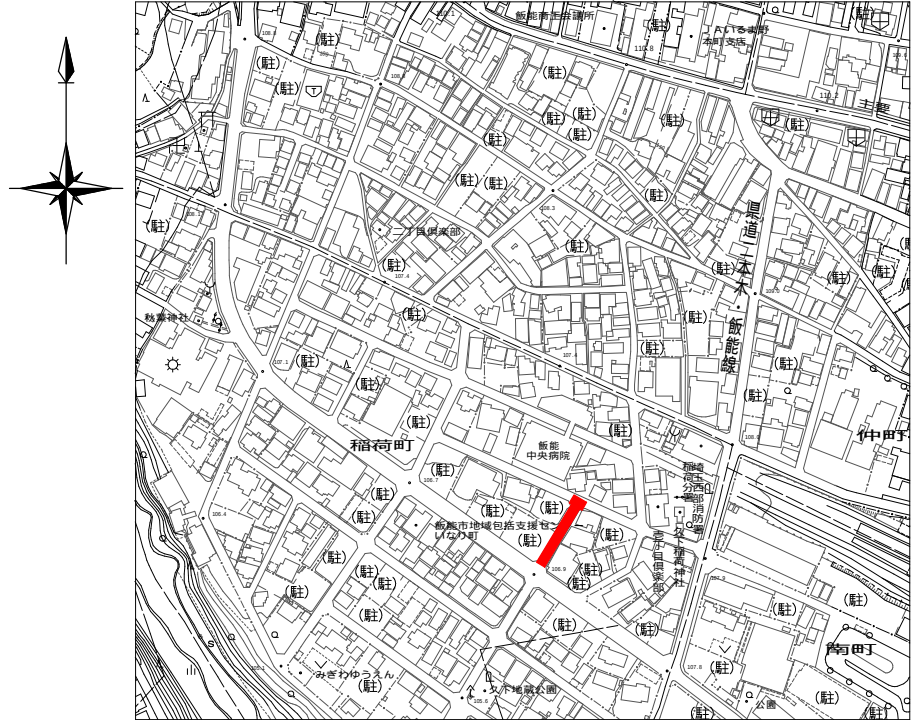


工事大要

配水管布設延長	L=54.0m
ダクトイル鋳鉄管（GX形）φ75	L=54.0m
仕切弁 φ75	2基
不断水簡易仕切弁 φ75	3基
本設給水工	一式
仮設給水工	一式
撤去工	一式
本復旧工	一式


配管詳細図 縮尺 Free

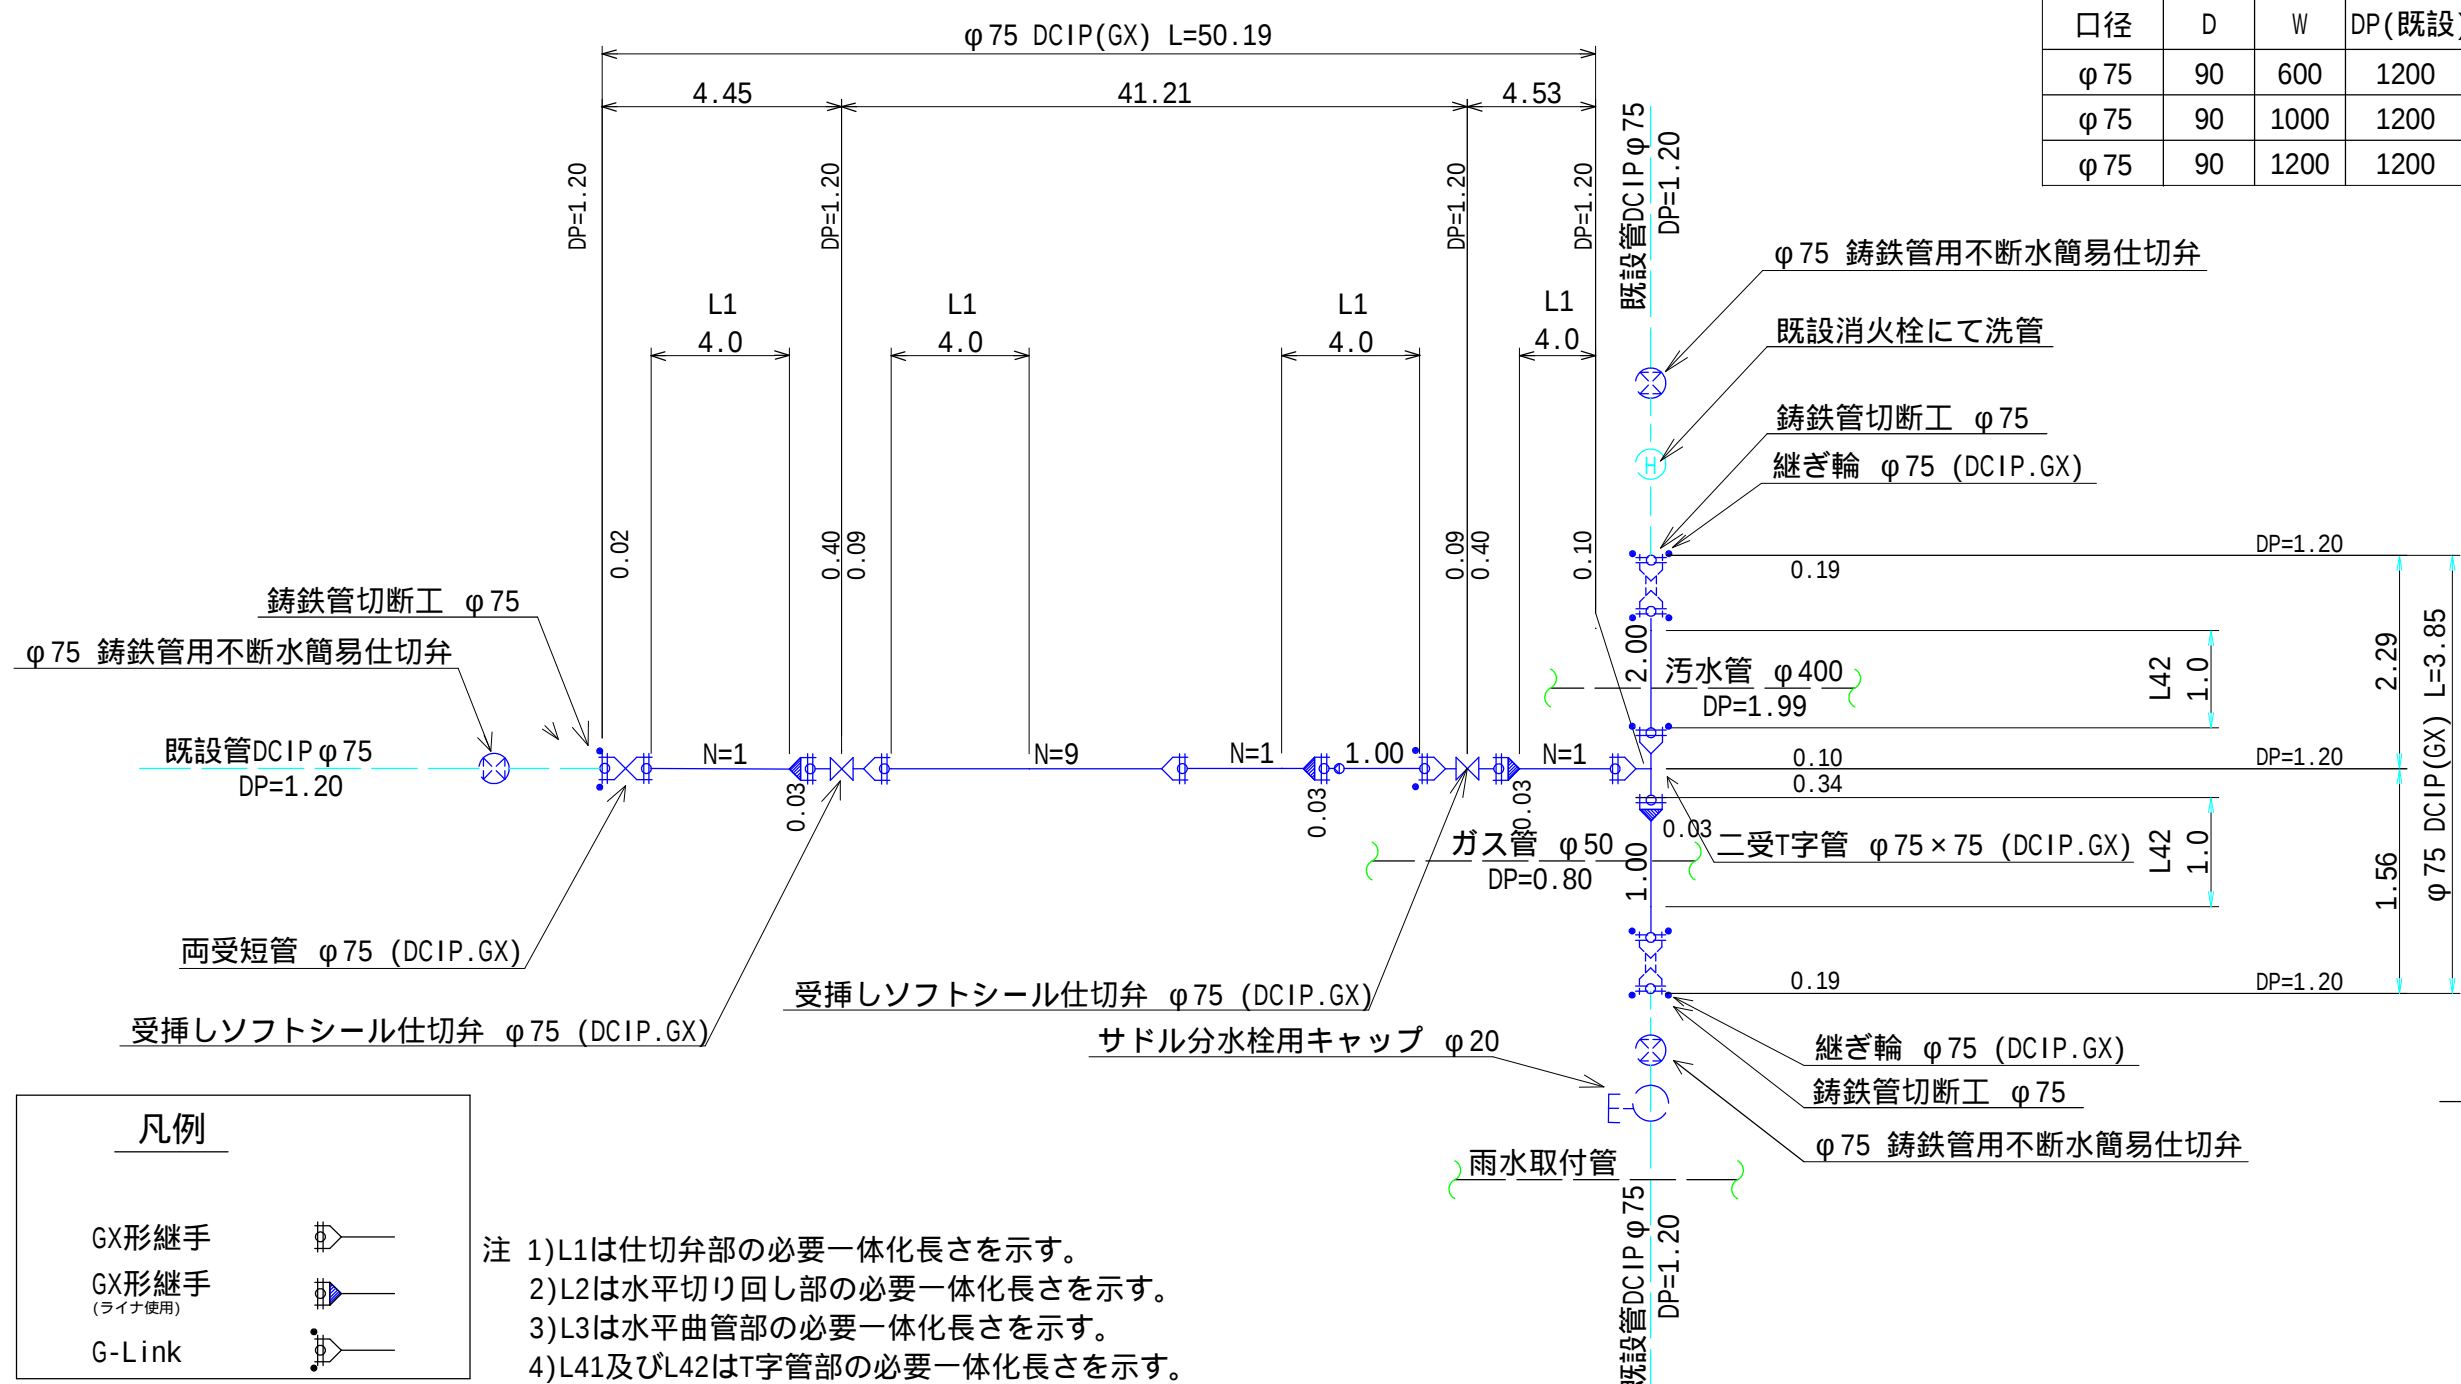

縦断面図 V=1:100 H=1:500

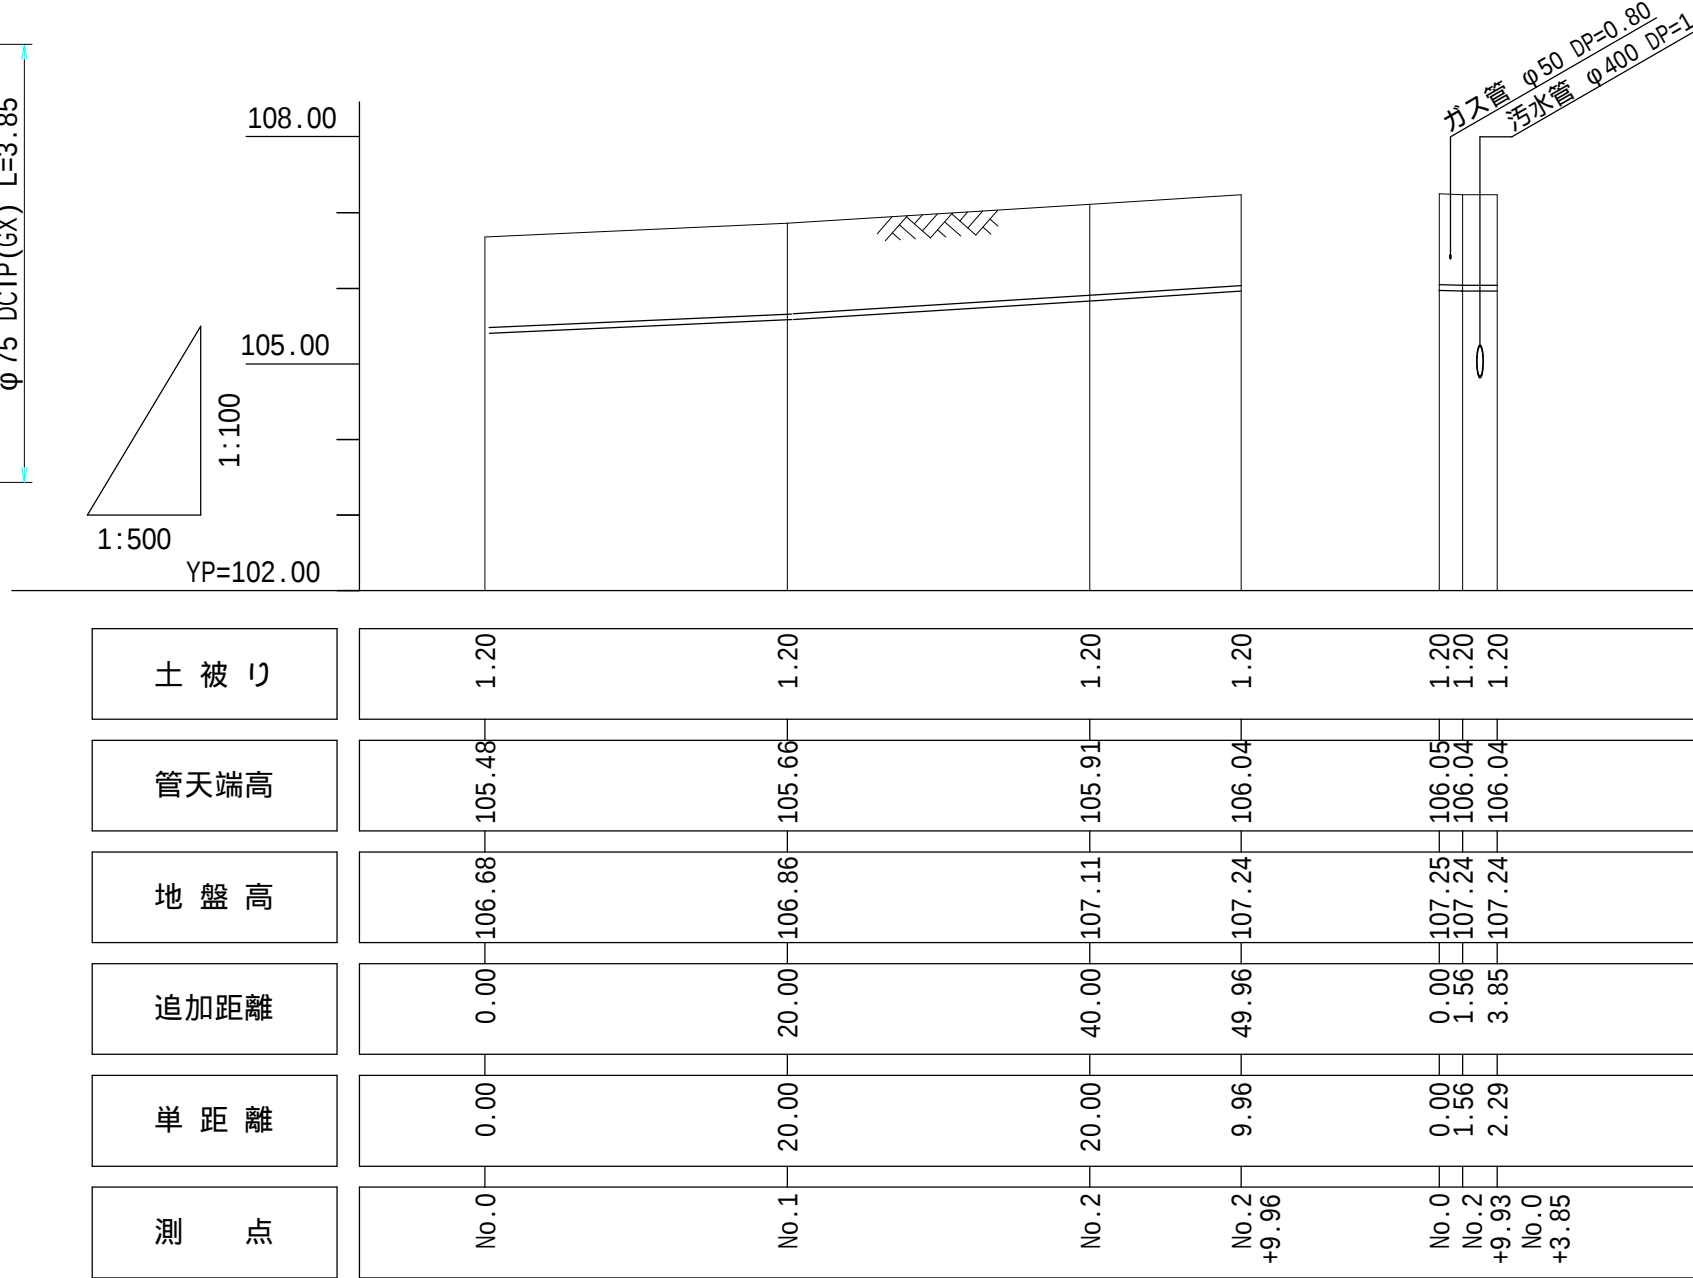

作業用仕切弁土工図 縮尺 1:20

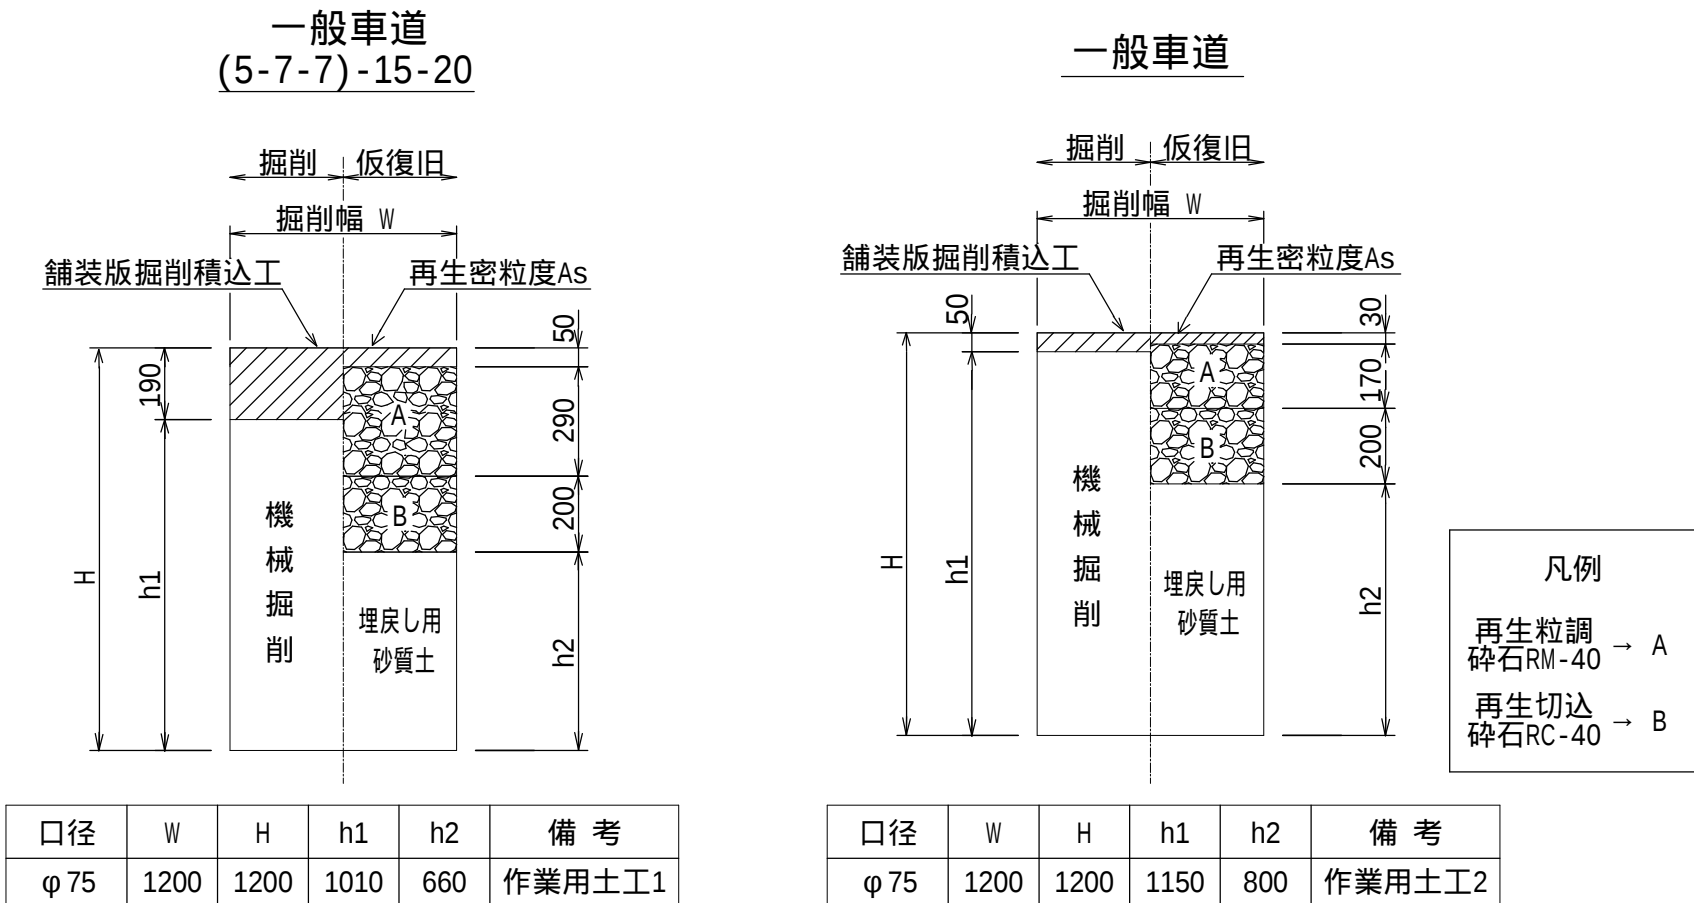

工 事 名	令和7年度 稲荷町地内配水管布設工事(第2工区)		
図 名	平面図・横断面図・配管詳細図・縦断面図 本設土工図・不断水簡易仕切弁土工図・作業用仕切弁土工図	設計番号	7 - 8
縮 尺	図示のとおり(A1版時)	製図年月日	令和7年10月
埼玉県飯能市上下水道部			図 番 1 2