



平面図 縮尺 1:500

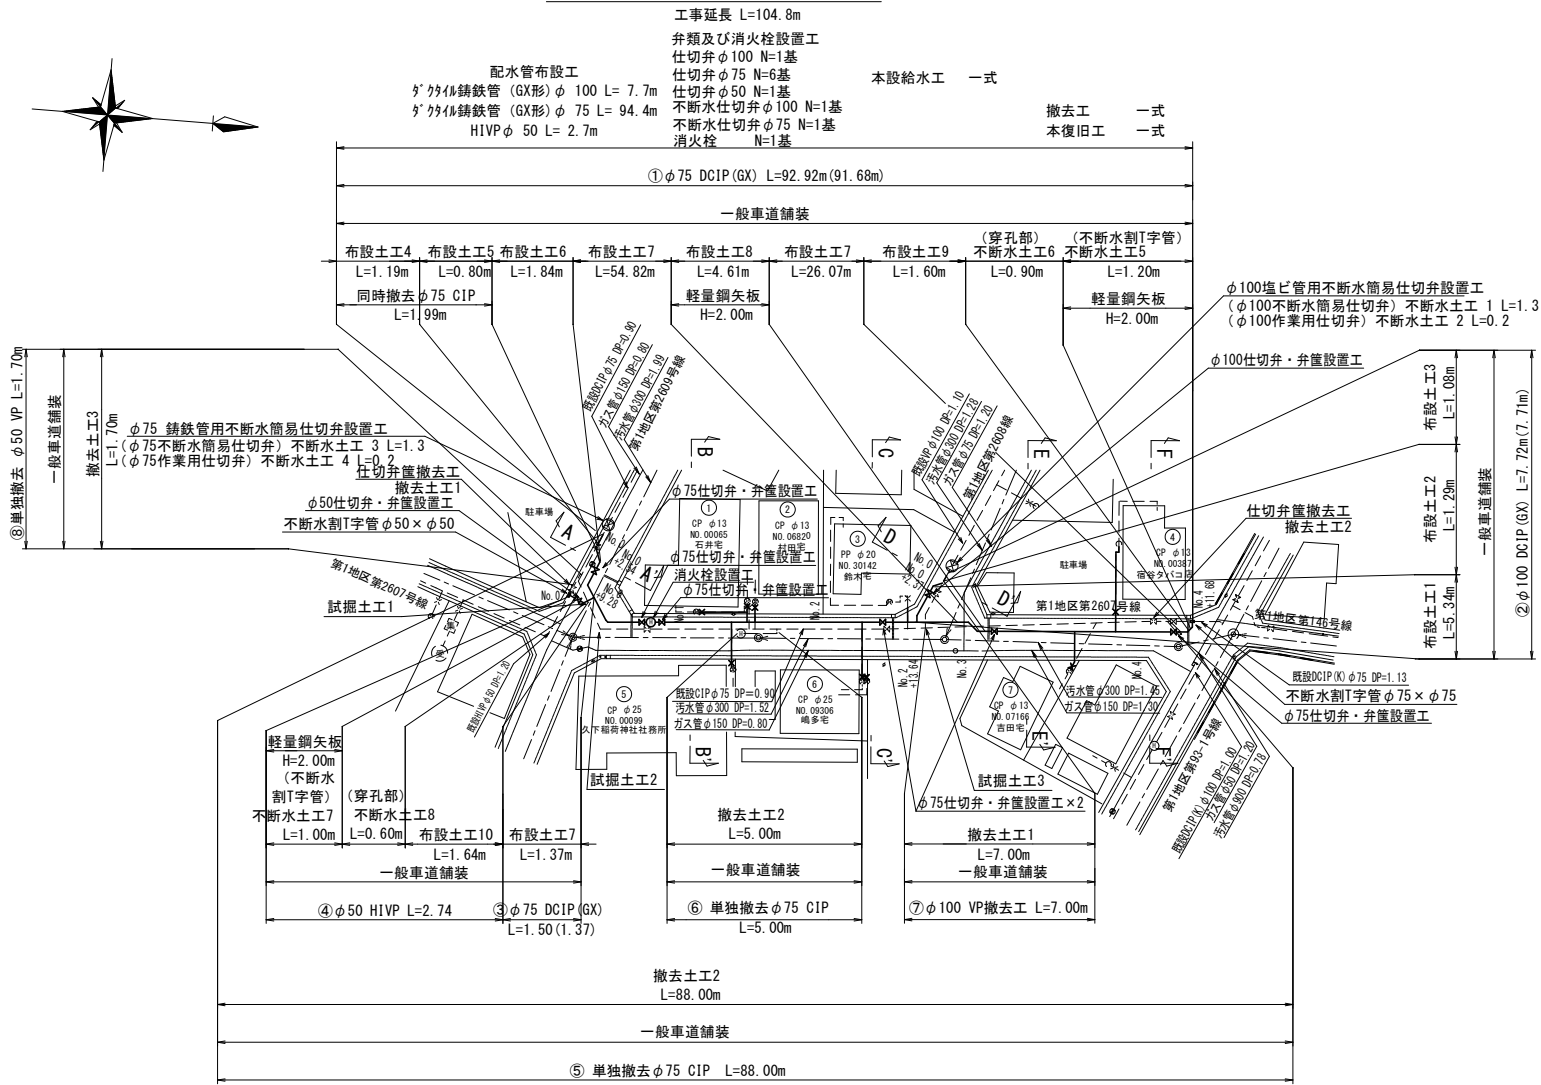


縦断面図 V=1:100
H=1:500

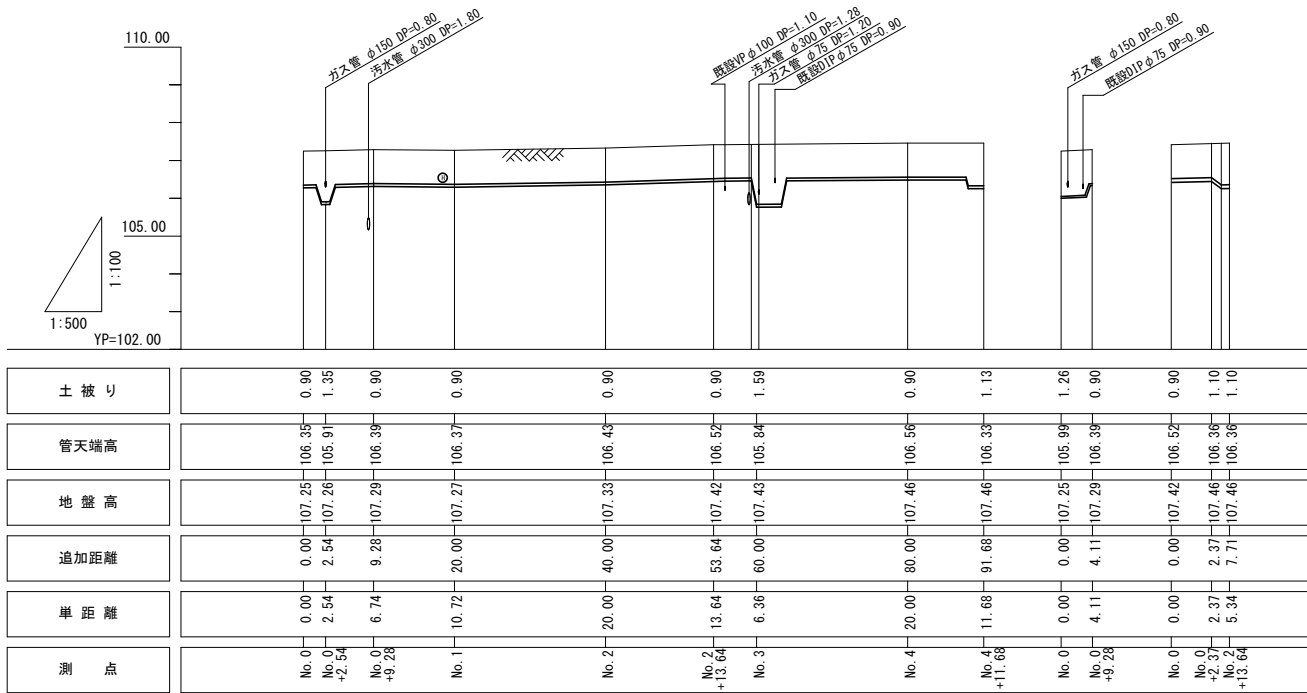

案内図 縮尺 1:5000




横断面図 縮尺 1:100

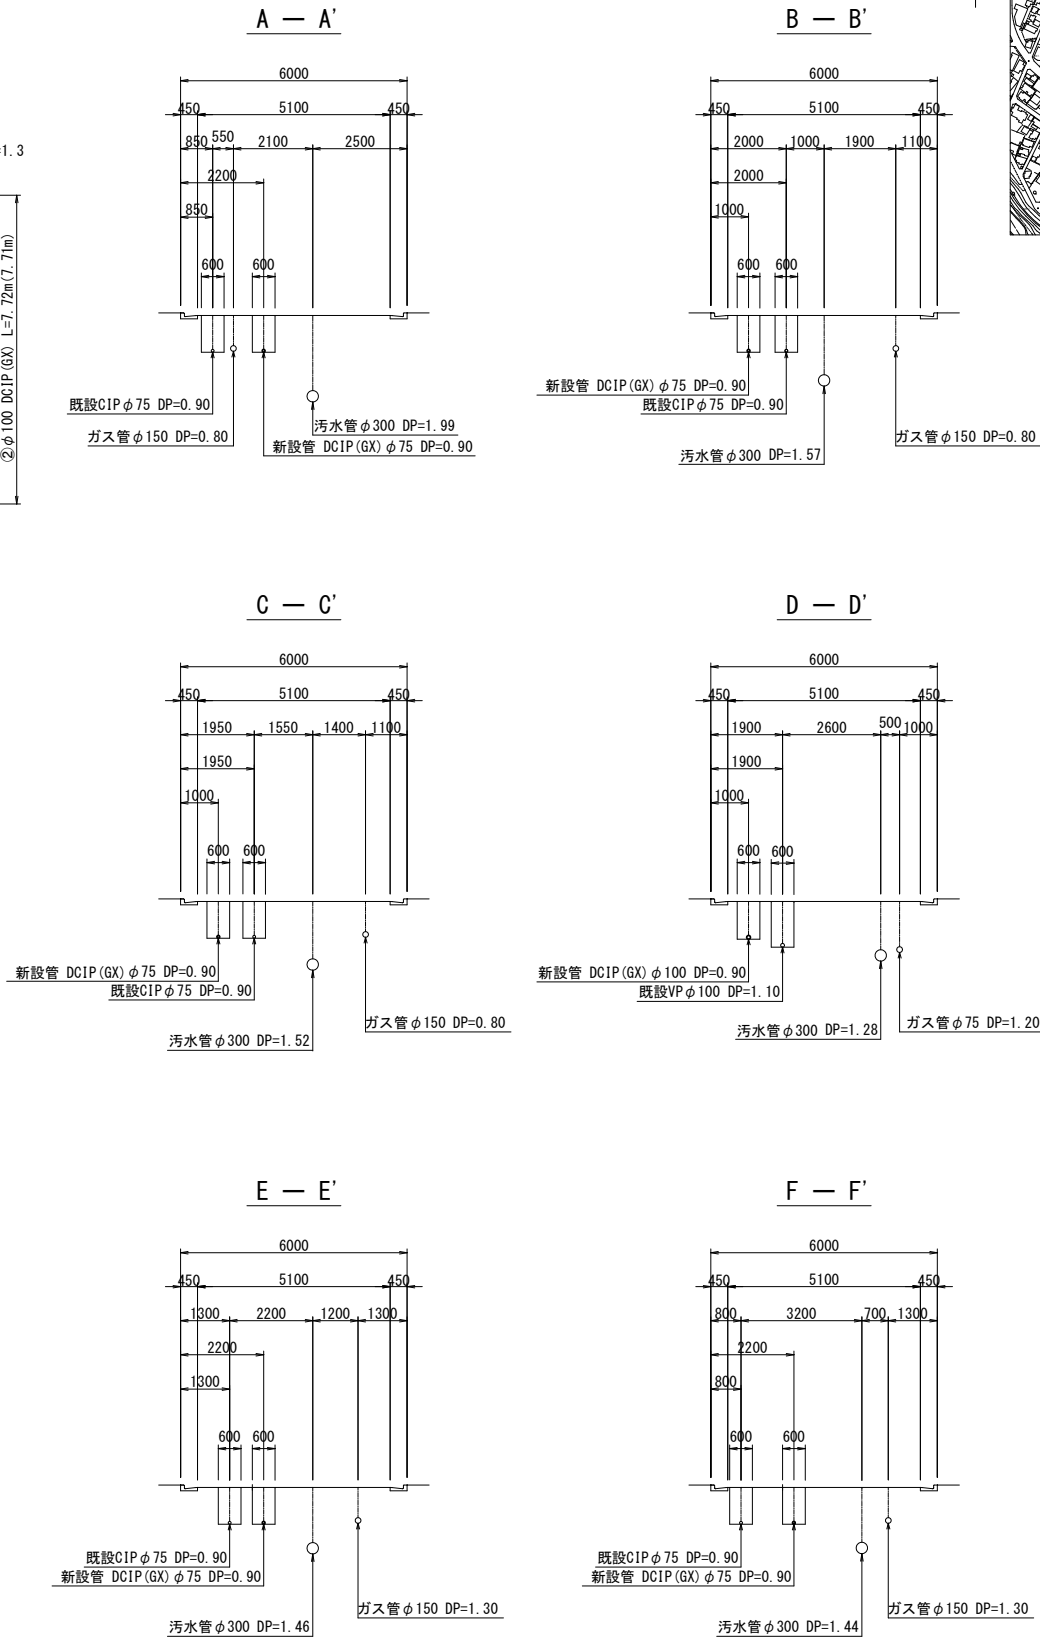


工 事 名		令和7年度 稲荷町地内配水管布設工事(第1工区)		
図 名	平面図・横断面図・縦断面図	設計番号	7-7	
縮 尺	図示のとおり(A1版時)	製図年月日	令和7年10月	図 1
埼玉県飯能市上下水道部				番 4

配管詳細図 縮尺 Free

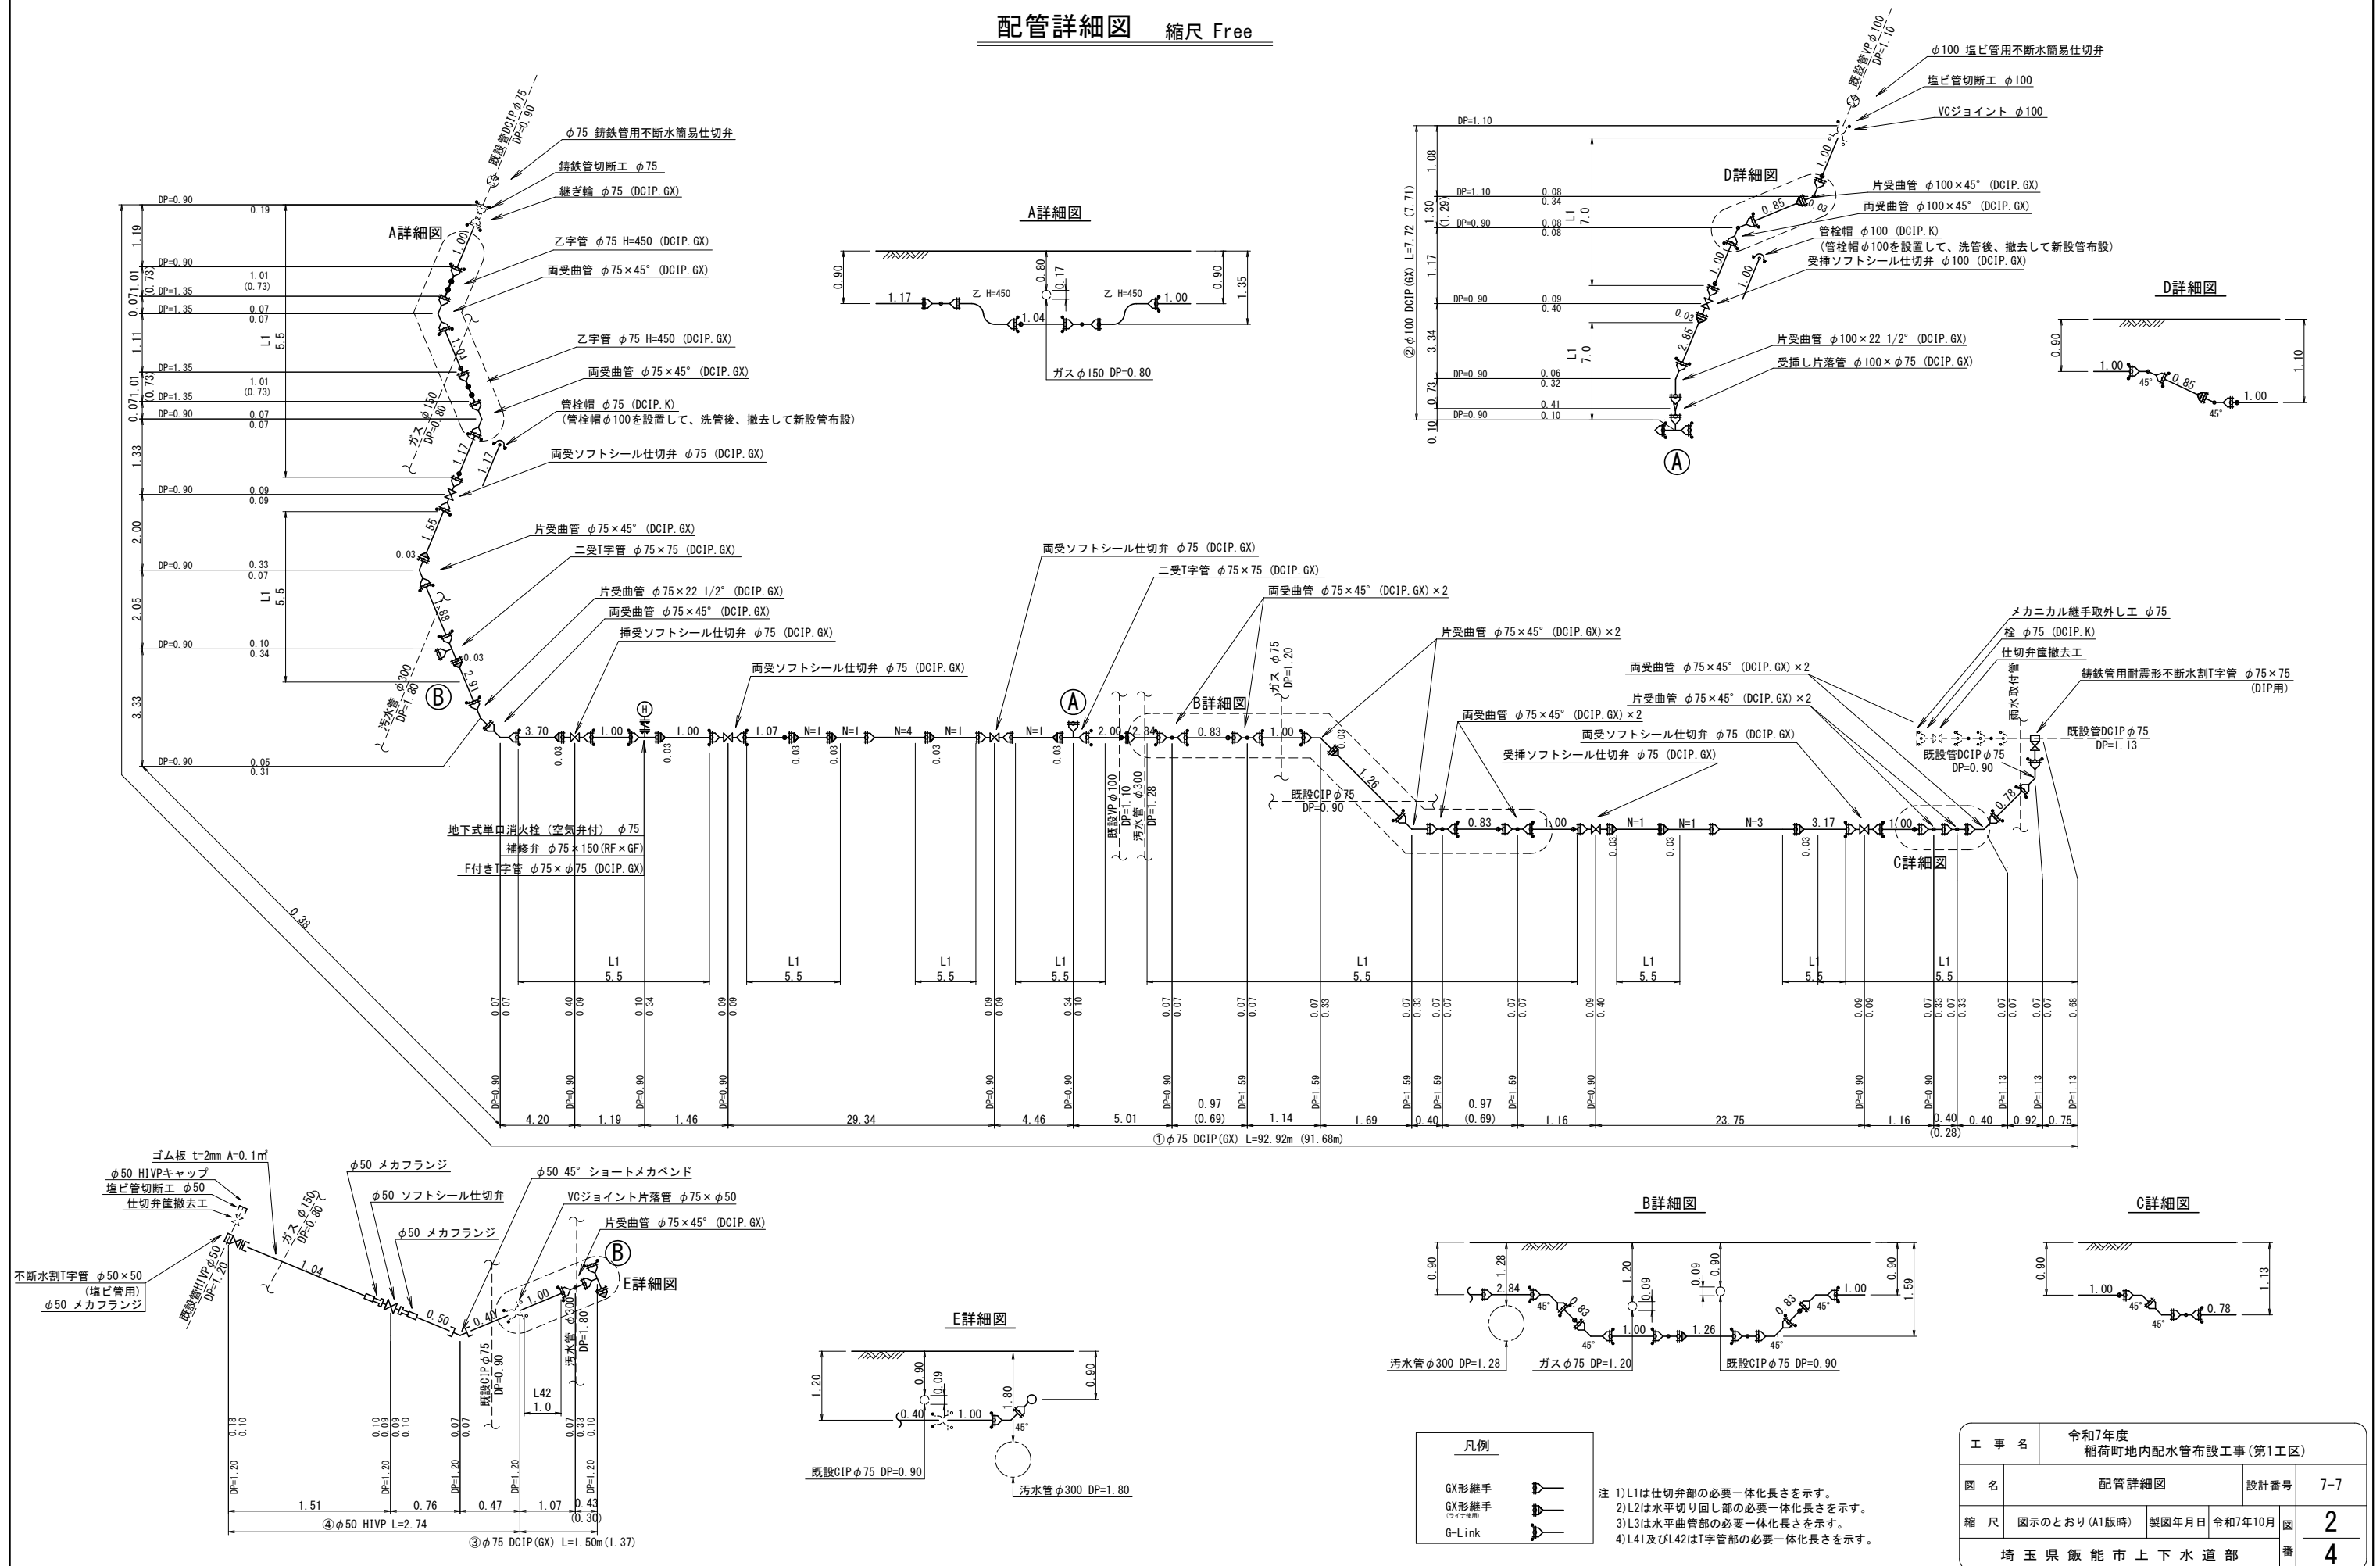


本設土工図 縮尺 1:20

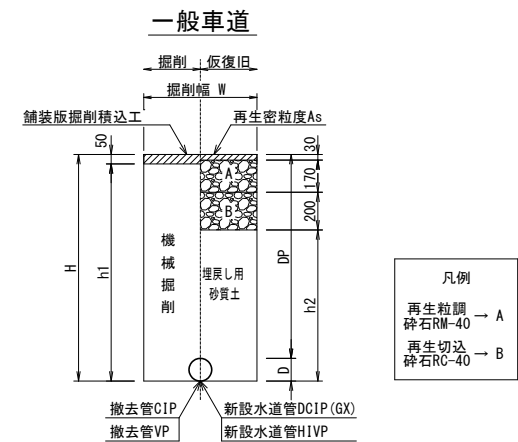


口径	D	W	DP (既設)	DP (新設)	H	h1	h2	備考
φ100	120	600	-	900	1020	970	620	布設土工 1
φ100	120	600	-	1100	1220	1170	820	布設土工 2
φ100	120	600	1100	1100	1220	1170	820	布設土工 3
φ75	90	600	-	1200	1290	1240	890	布設土工 7
φ75	90	600	900	900	990	940	590	布設土工 4
φ75	90	600	-	1130	1220	1170	820	布設土工 9
φ75	90	600	900	1350	1440	1390	1040	布設土工 5
φ75	90	600	-	1350	1440	1390	1040	布設土工 6
φ75	90	900	-	1590	1680	1630	1280	布設土工 8
φ50	60	600	-	1200	1260	1210	860	布設土工 10
φ100	110	600	1100	-	1210	1160	810	撤去土工 1
φ75	90	600	900	-	990	940	590	撤去土工 2
φ50	60	600	1200	-	1260	1210	860	撤去土工 3

不断水分岐土工図 縮尺 1:20

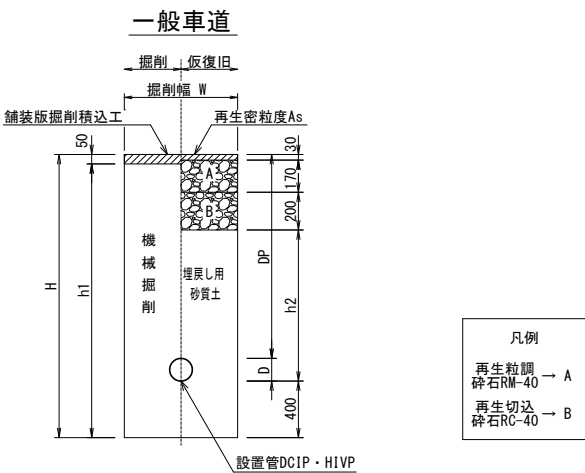


口径	D	W	DP	H	h1	h2	備考
φ75	90	1100	1130	1620	1570	820	不断水分岐土工1
φ50	60	1100	1200	1660	1610	860	不断水分岐土工2

試掘土工図 縮尺 1:20

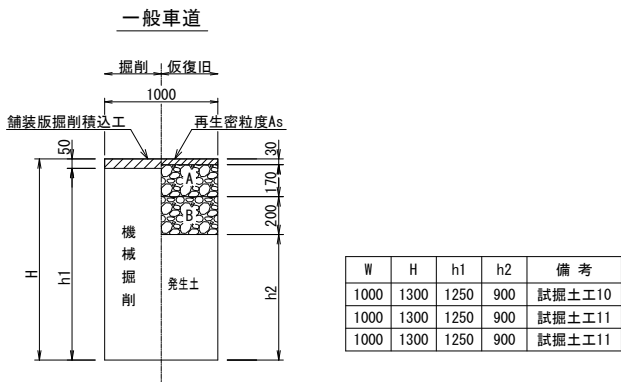


W	H	h1	h2	備考
1000	1300	1250	900	試掘土工10
1000	1300	1250	900	試掘土工11
1000	1300	1250	900	試掘土工11

給水詳細図 縮尺 Free

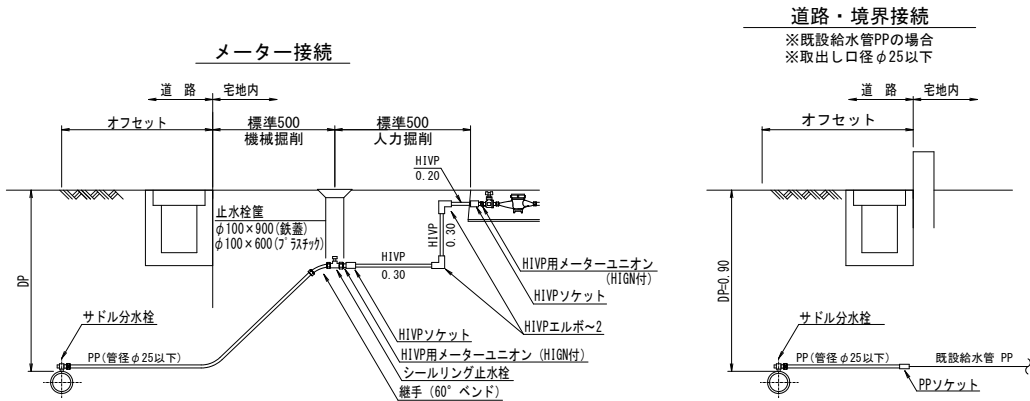


穿孔部土工図 縮尺 1:20

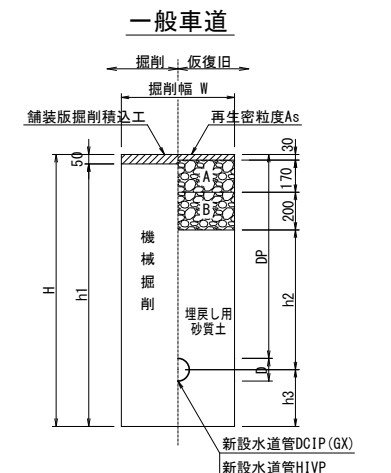


口径	D	W	DP	H	h1	h2	h3	備考
φ75	90	600	1130	1475	1425	775	300	穿孔部土工1
φ50	60	600	1200	1430	1380	830	200	穿孔部土工2

不断水簡易仕切弁土工図 縮尺 1:20

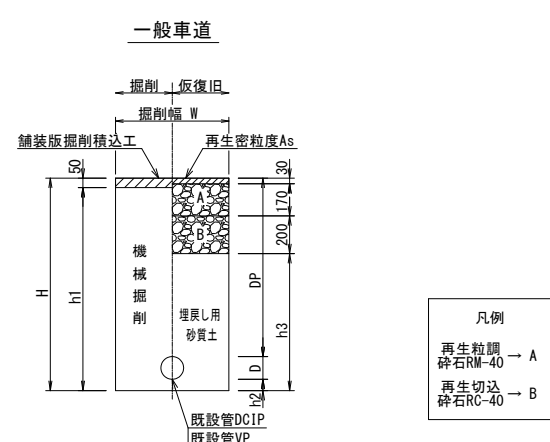


口径	D	W	DP	H	h1	h2	h3	備考
φ75	90	1200	900	1050	1000	60	650	不断水簡易弁土工1
φ100	110	1200	1100	1280	1230	70	880	不断水簡易弁土工2

作業用仕切弁土工図 縮尺 1:20

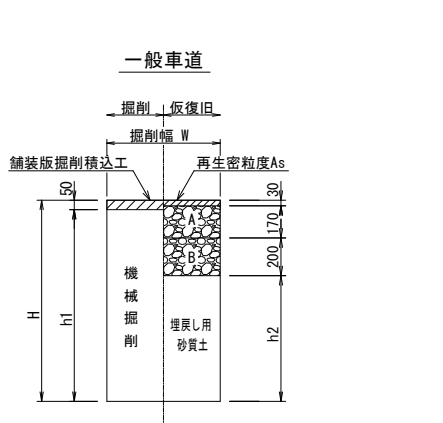


口径	W	H	h1	h2	備考
φ75	1200	900	850	500	作業用土工1
φ100	1200	1100	1050	700	作業用土工2


給水土工図 縮尺 Free

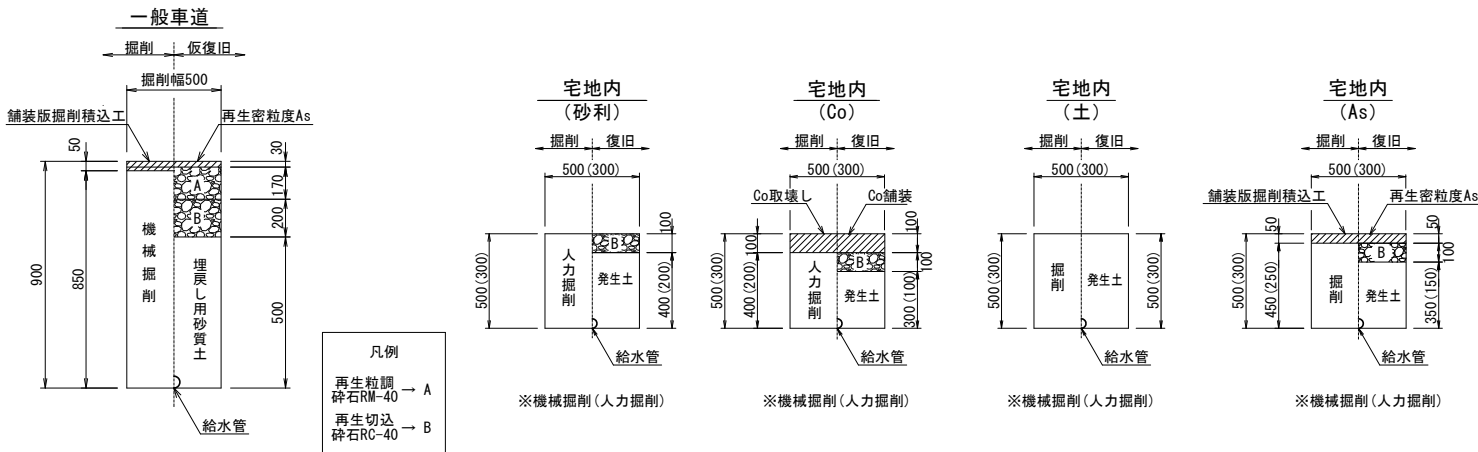

工事名		令和7年度 稲荷町地内配水管布設工事(第1工区)	
図名	本設土工図・不断水分岐土工図・穿孔部土工図・不断水簡易弁土工図 作業用仕切弁土工図・給水詳細図・給水土工図	設計番号	7-7
縮尺	図示のとおり(A1版時)	製図年月日	令和7年10月
埼玉県飯能市上下水道部		図番	3 4

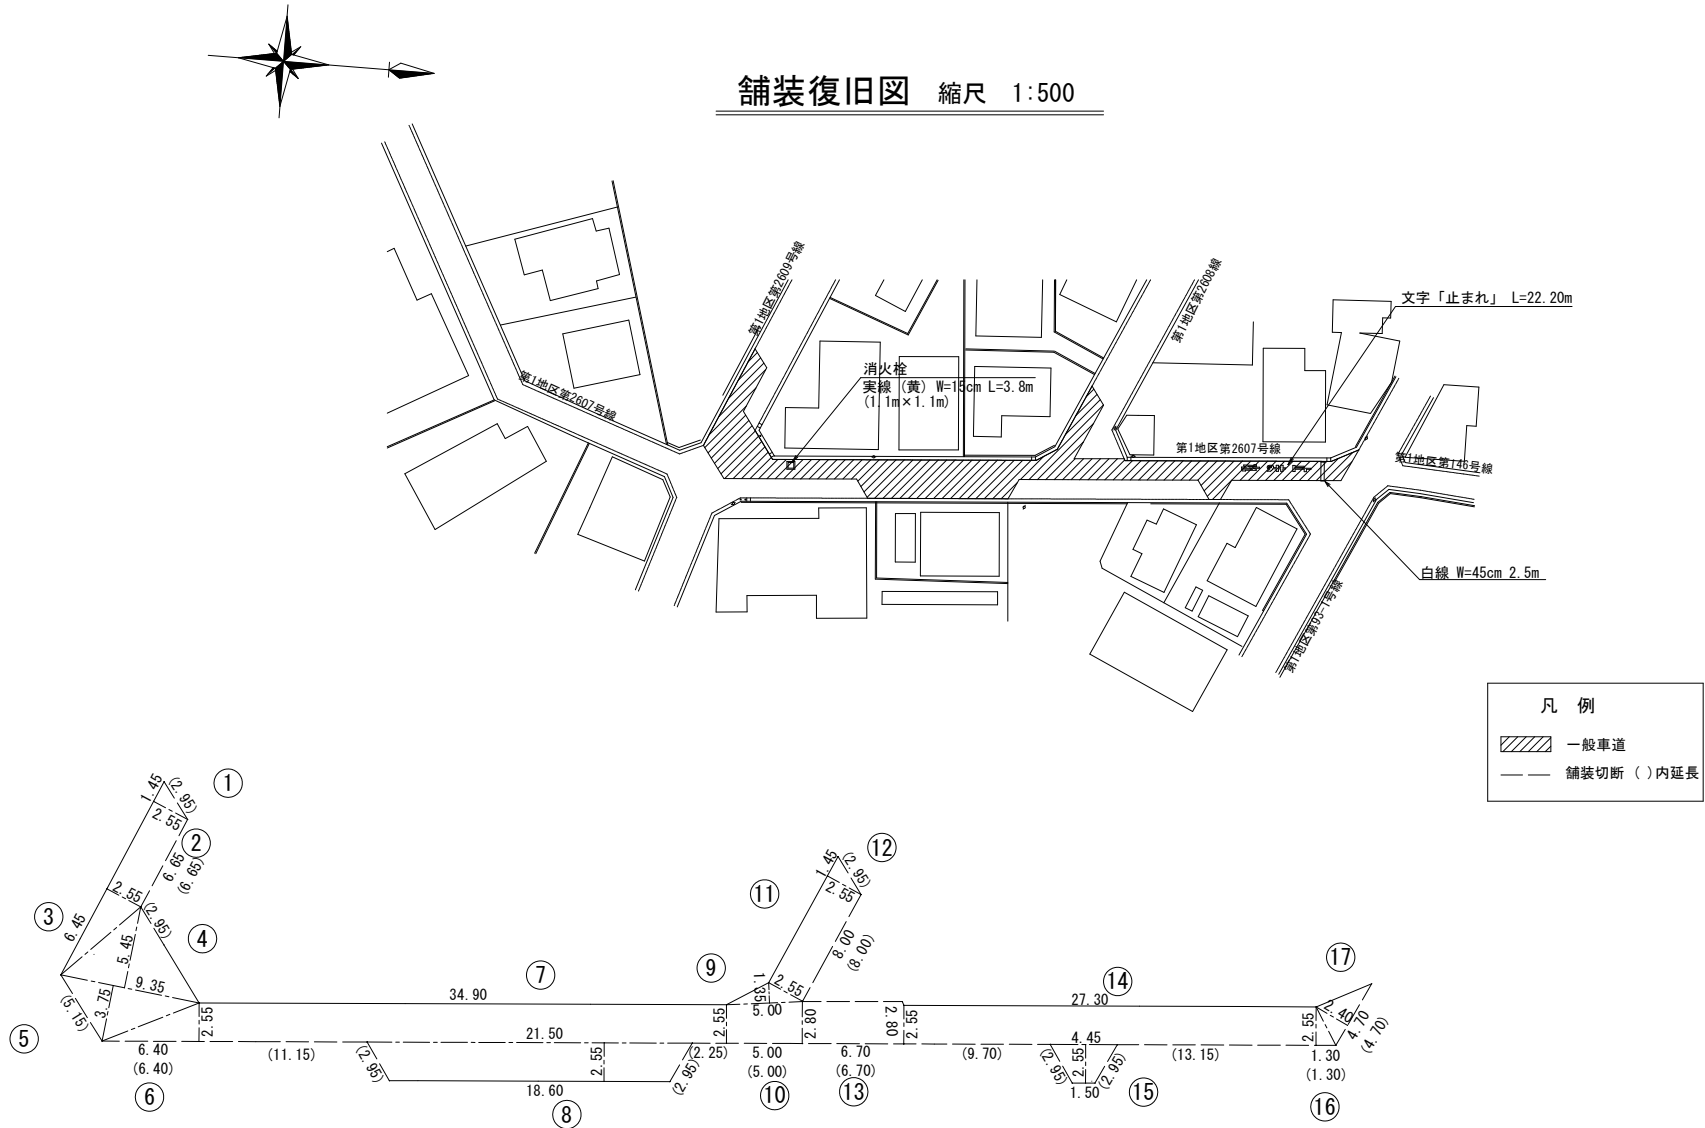

舗装復旧組成図 縮尺 1:20

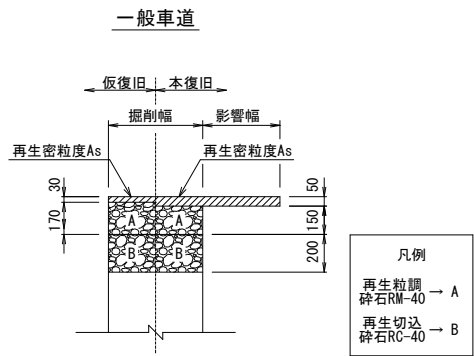

本復旧面積 一般車道舗装（機械施工）

番号	舗 装 面 積		舗 装 切 断 長			
	算 式	面積 (㎡)	算	式	切断 (m)	
①	1.45 × 2.55/2	1.85	2.95			2.95
②	6.65 × 2.55	16.96	6.65			6.65
③	6.45 × 2.55/2	8.22				
④	9.35 × 5.45/2	25.48	2.95			2.95
⑤	9.35 × 3.75/2	17.53	5.15			5.15
⑥	6.40 × 2.55/2	8.16	6.40			6.40
⑦	34.90 × 2.55	89.00	11.15	2.25		13.40
⑧	(18.60+21.50) × 2.55/2	51.13	2.95	2.95		5.90
⑨	5.00 × 1.35/2	3.38				
⑩	(2.55+2.80) × 5.00/2	13.38	5.00			5.00
⑪	8.00 × 2.55	20.40	8.00			8.00
⑫	1.45 × 2.55/2	1.85	2.95			2.95
⑬	6.70 × 2.80	18.76	6.70			6.70
⑭	27.3 × 2.55	69.62	9.70	13.15		22.85
⑮	(1.50+4.45) × 2.55/2	7.59	2.95	2.95		5.90
⑯	1.30 × 2.55/2	1.66	1.30			1.30
⑰	4.70 × 2.40/2	5.64	4.70			4.70
計		360.61				100.80

工 事 名		令和7年度 稲荷町地内配水管布設工事(第1工区)			
図 名	舗装復旧図・舗装復旧組成図			設計番号	7-7
縮 尺	図示のとおり (A1版時)	製図年月日	令和7年10月	図 番	4
埼 玉 県 飯 能 市 上 下 水 道 部					4