




平面図 縮尺 1:1000

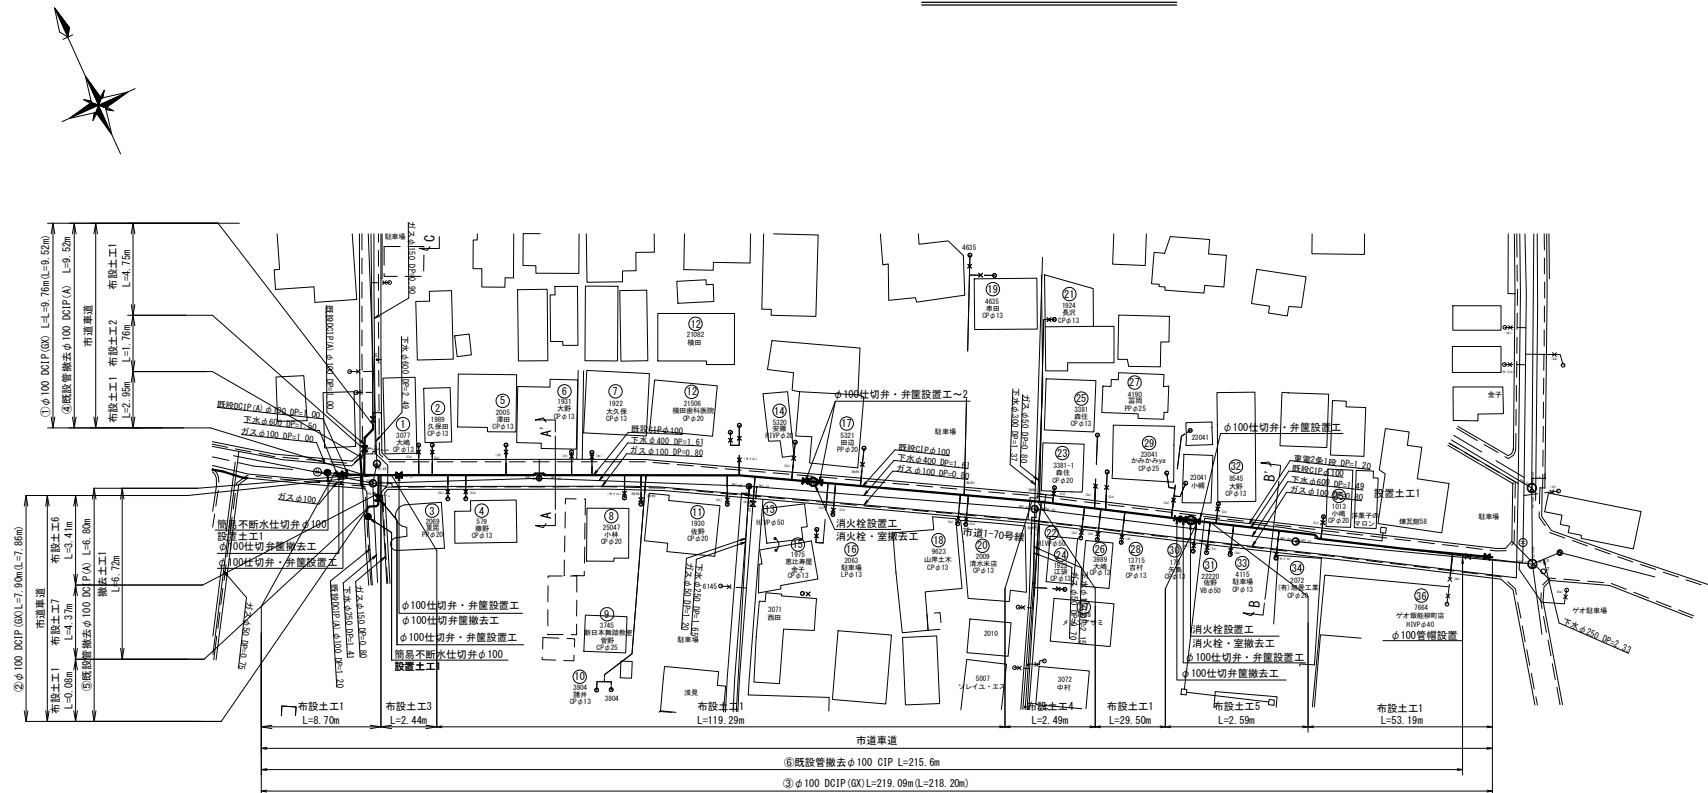

位置図 S=1/5000

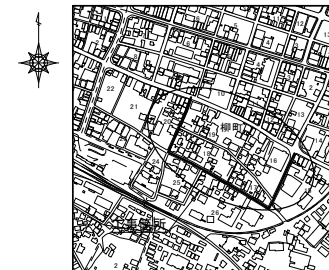




断面図 縮尺 1:200

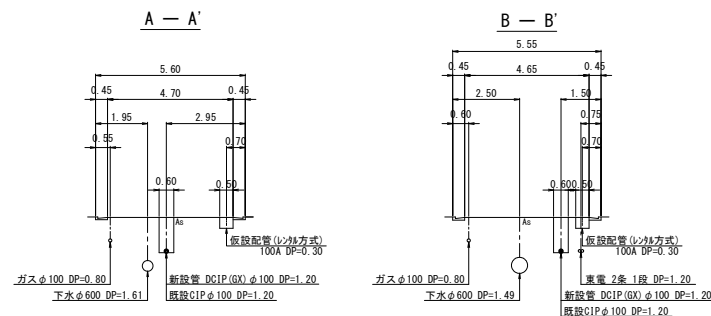

工事延長 L=236.9m
 ダクタイル鋳鉄管 (G X 形) φ100 L=236.9m
 仕切弁 φ100 9基
 断水簡易仕切弁 φ100 2基
 消火栓 φ75 2基
 本設給水工 一式
 仮設給水工 一式
 撤去工 一式
 本復旧工 一式



工 事 名	令和7年度 柳町地内配水管布設工事		
図 名	位置図・平面図・断面図	設計番号	7-7
縮 尺	1:10,000、1:1000、1:200	製図年月日	令和7年11月
埼玉県飯能市上下水道部			1

配管詳細図(1) 縮尺 Free

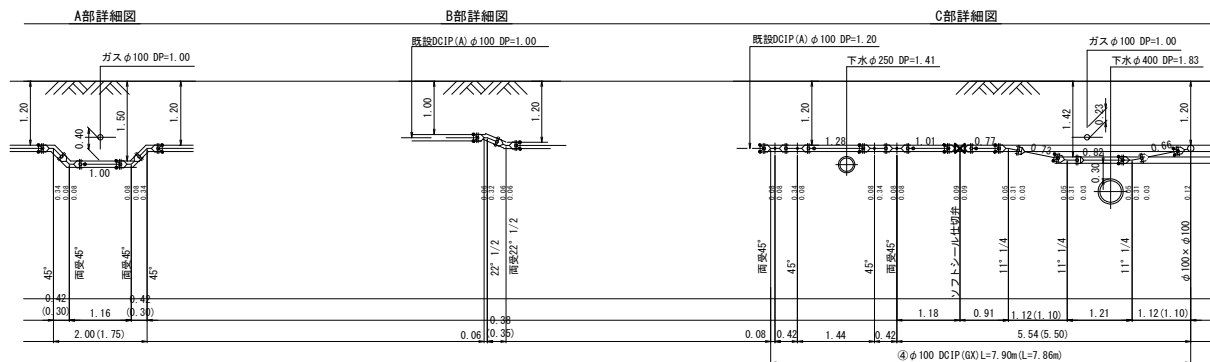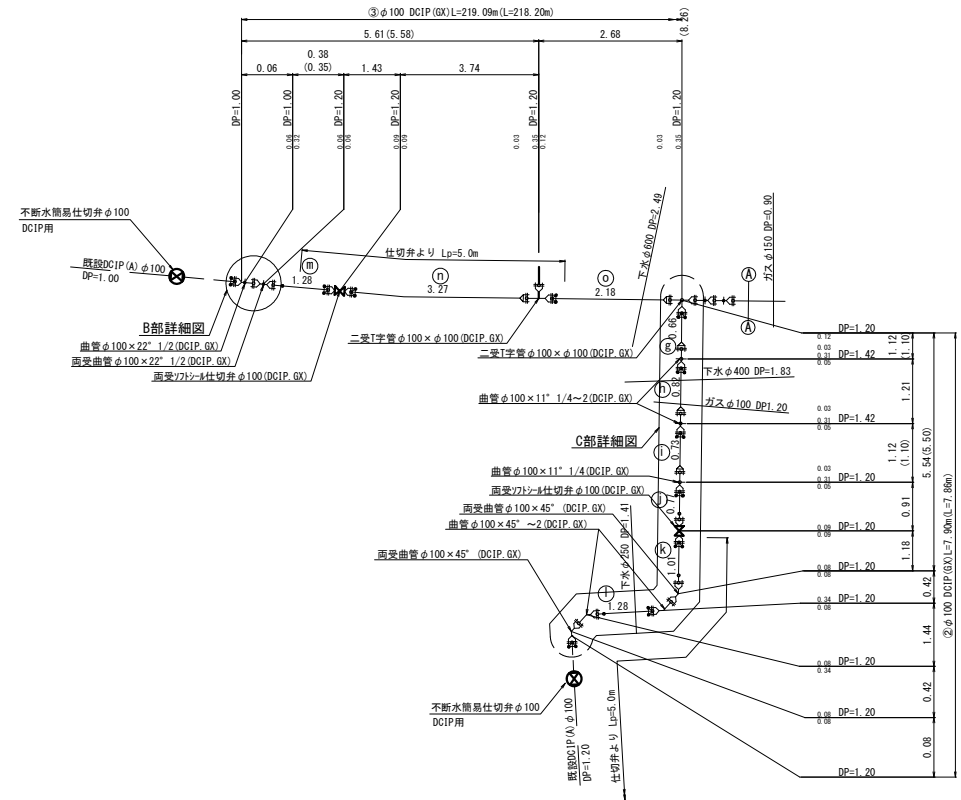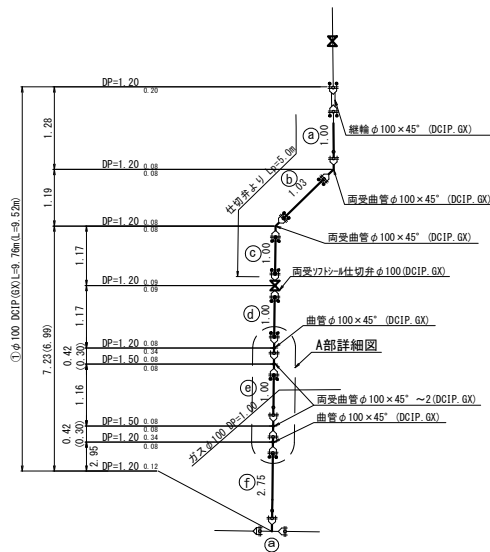



工 事 名	令和7年度 柳町地内配水管布設工事		
図 名	配管詳細図 (1)	設計番号	7-7
縮 尺	Free	製図年月日	令和7年11月
埼玉県飯能市上下水道部			2

配管詳細図(2) 縮尺 Free

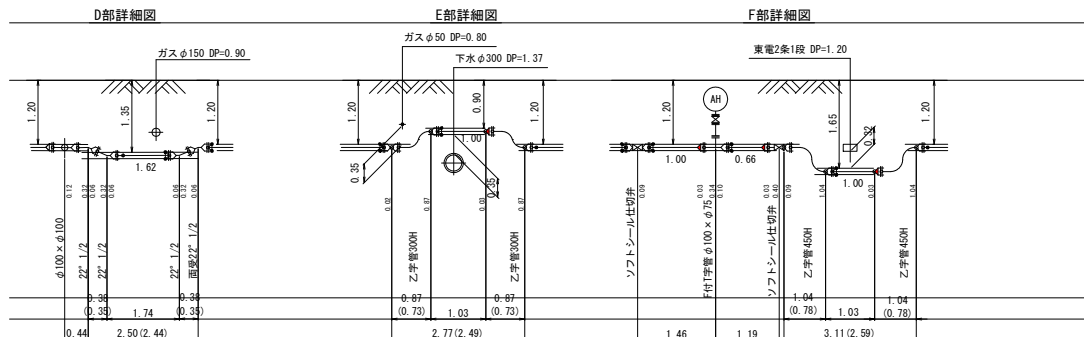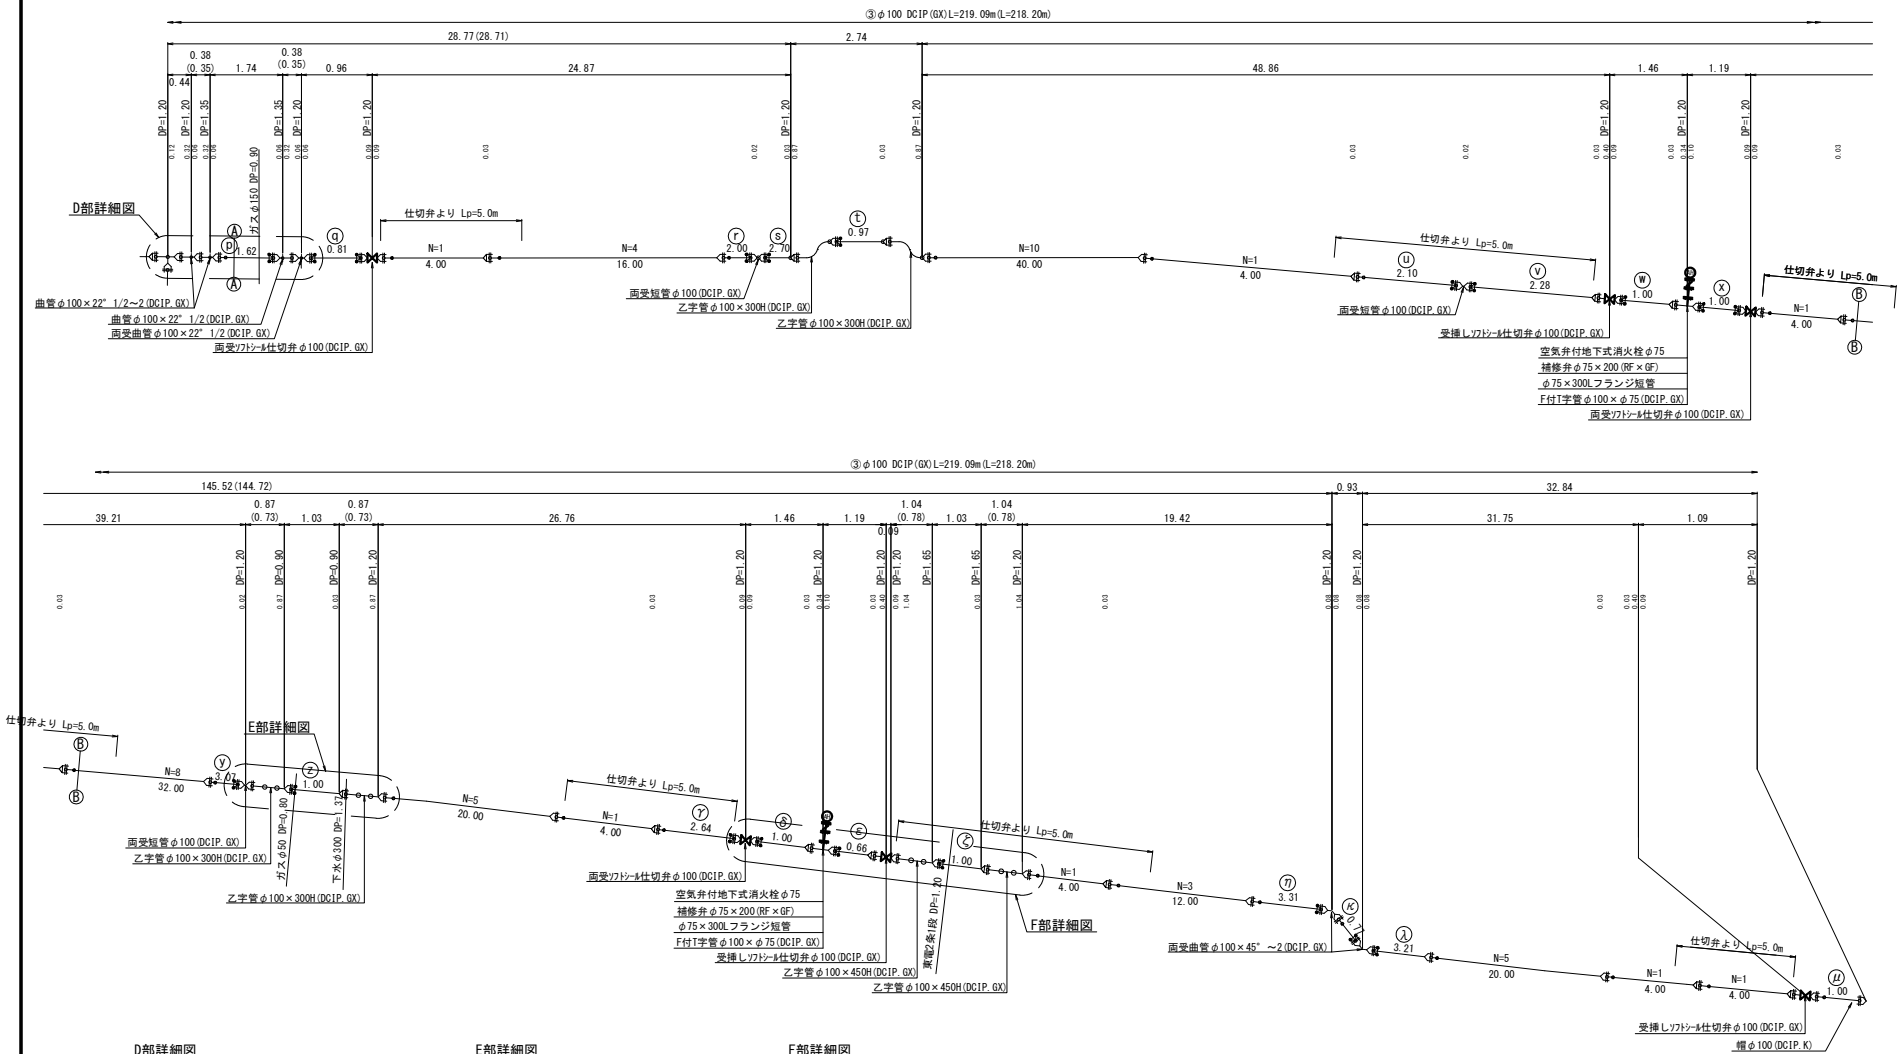


工 事 名	令和7年度 仲町・柳町地内配水管布設工事			
図 名	配管詳細図 (2)		設計番号	7-7
縮 尺	Free	製図年月日	令和7年11月	3
埼玉県飯能市上下水道部				



本設土工図 縮尺 Free

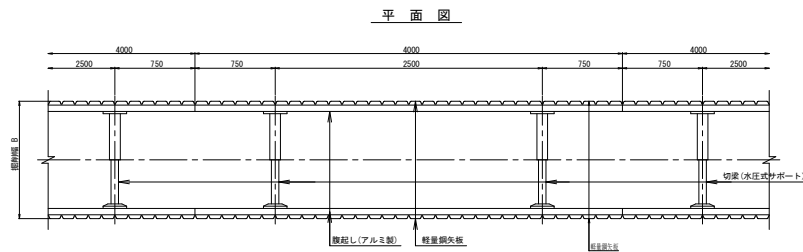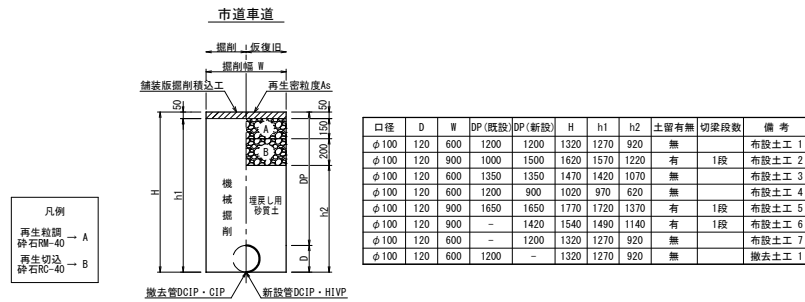


給水土工図 縮尺 Free

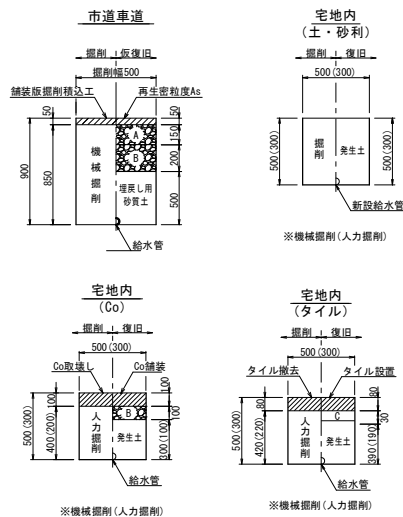

不斷水簡易井土工図 縮尺 Free

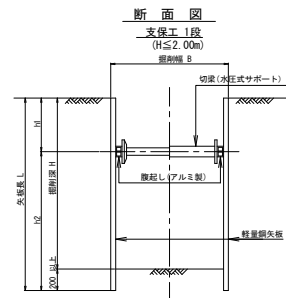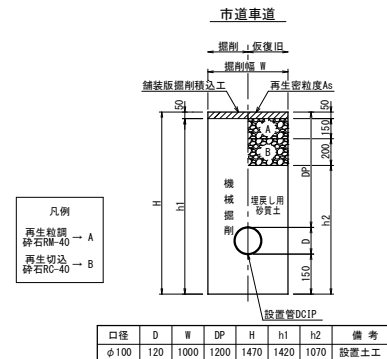


給水詳細図 縮尺 Free

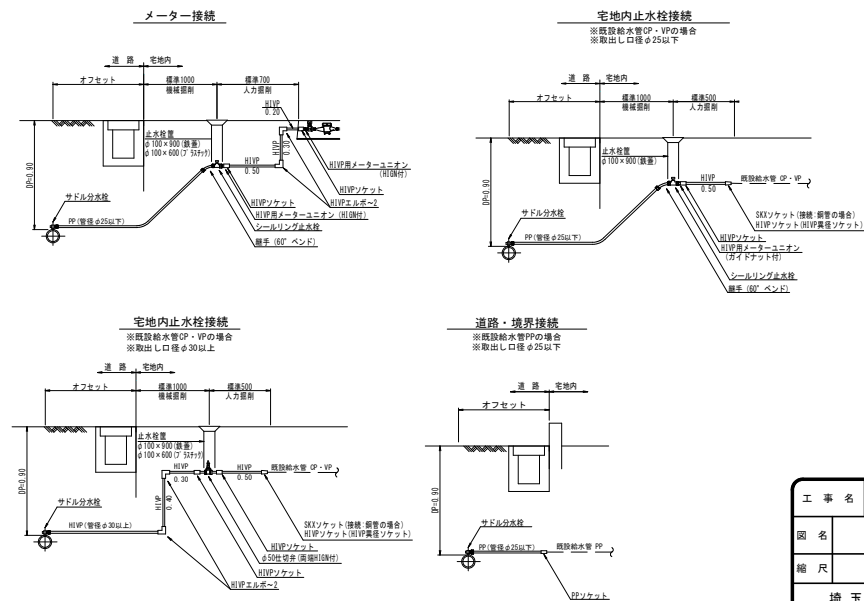

工 事 名	令和7年度 柳町地内配水管布設工事			
図 名	本設土工図・不斷水掘土工図 給水詳細図、給水工事図		設計番号	7-7
縮 尺	Free	製図年月日	令和7年11月	4
埼玉県飯能市上下水道部				

舗装本復旧図平面図 縮尺 1:1000

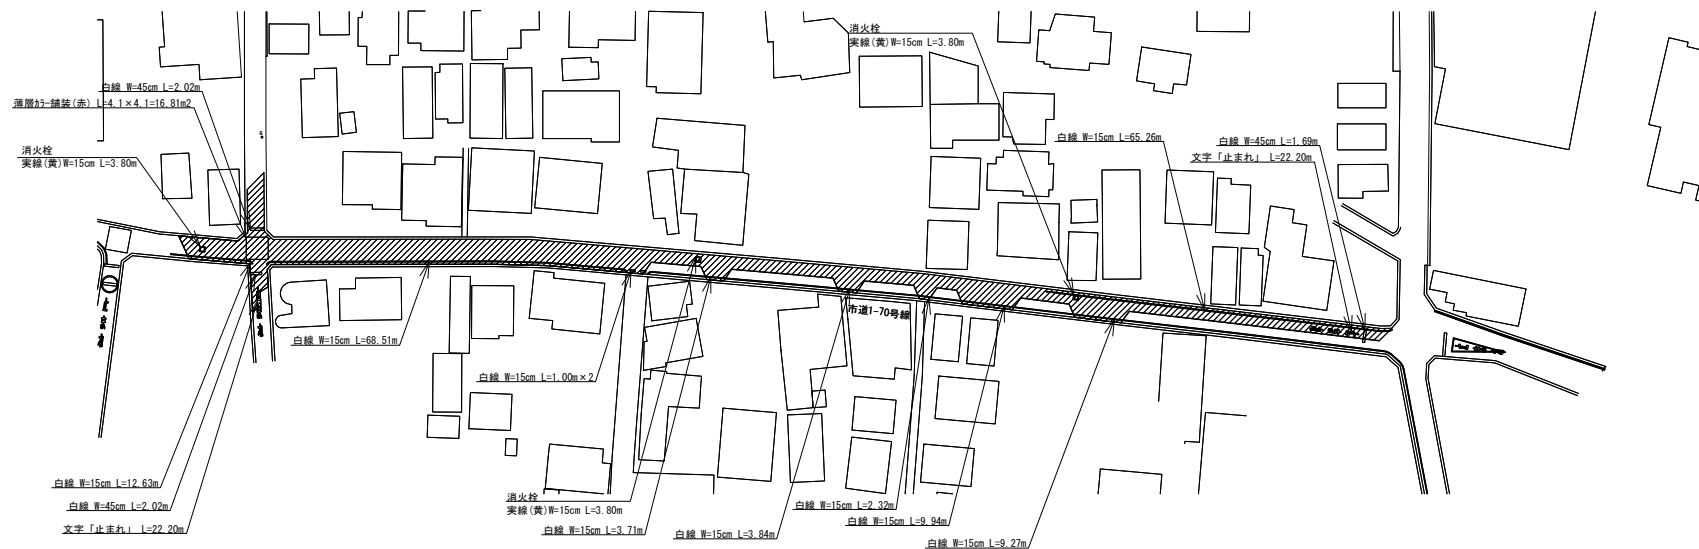


凡 例	
	市道車道


工 事 名		令和7年度 柳町地内配水管布設工事			
図 名	舗装本復旧平面図			設計番号	7-7
縮 尺	1:500、1:20、1:10	製図年月日	令和7年11月	図 番	5
埼玉県飯能市上下水道部					

舗装本復旧求積図

S=free

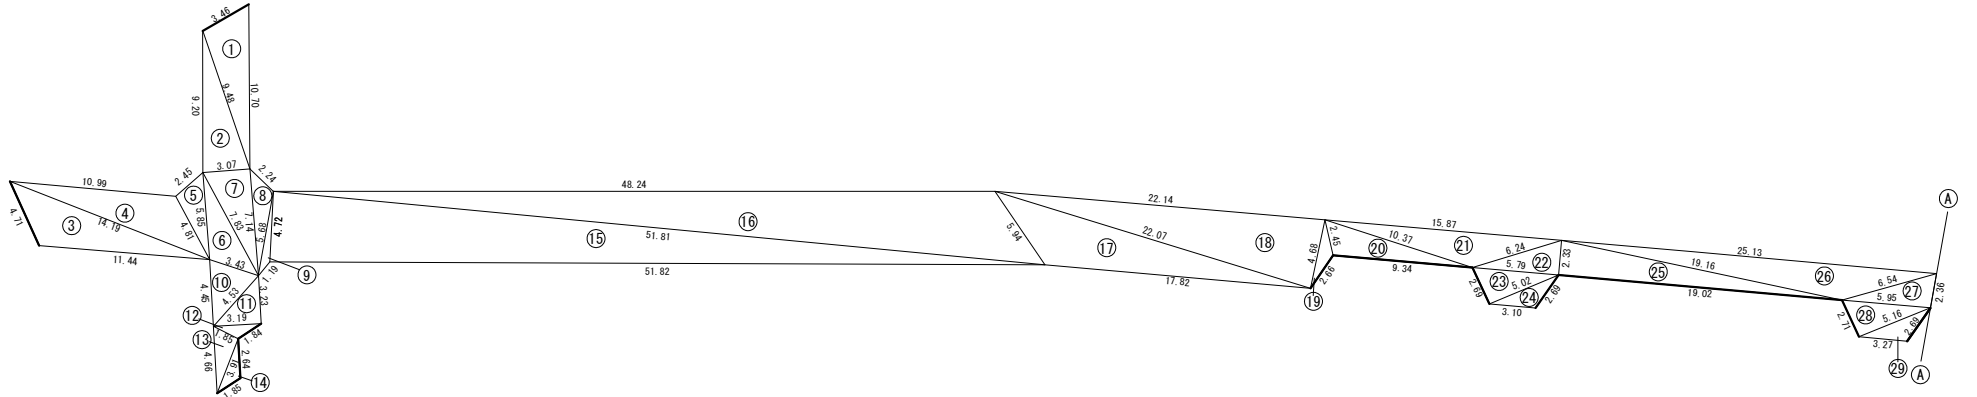

記号	a	b	c	s	面積	m	カットー延長
1	3.46	9.48	10.70	11.82	16.093		3.46
2	9.48	9.20	3.07	10.88	14.083		
3	4.71	14.19	11.44	15.17	24.084		4.71
4	14.19	10.99	4.81	15.30	22.190		
5	2.45	5.85	4.81	6.38	5.788		
6	5.85	7.83	3.43	8.56	9.273		
7	7.83	7.14	3.07	9.02	10.958		
8	7.14	5.68	2.24	7.53	5.361		
9	1.19	5.68	4.72	5.79	1.812		
10	3.43	4.45	4.53	6.21	7.115		
11	4.53	3.23	3.19	5.48	5.152		
12	3.19	1.85	1.84	3.44	1.479		1.84
13	1.85	4.66	3.91	5.21	3.538		
14	3.91	2.64	1.85	4.20	2.113		4.49
15	51.81	4.72	51.82	54.19	122.188		
16	48.24	51.81	5.94	53.00	118.537		
17	5.94	22.07	17.82	22.92	40.923		
18	22.14	22.07	4.68	24.45	51.429		
19	4.68	2.45	2.66	4.90	2.398		2.66
20	10.37	2.45	9.34	11.08	10.869		9.34
21	15.87	10.37	6.24	16.24	18.781		
22	2.33	6.24	5.79	7.18	6.745		
23	5.79	5.02	2.69	6.75	6.746		2.69
24	3.10	5.02	2.69	5.41	3.609		2.69
25	2.33	19.02	19.16	20.26	22.158		19.02
26	19.16	25.13	6.54	25.42	29.243		
27	5.95	2.36	6.54	7.43	7.007		
28	2.71	5.16	5.95	6.91	6.983		2.71
29	5.16	3.27	2.69	5.56	3.823		2.69
30	11.22	11.51	2.33	12.53	13.068		
31	11.51	3.18	9.24	11.97	11.416		9.24
32	3.18	3.29	4.45	5.46	5.223		
33	4.45	3.92	2.70	5.54	5.244		2.70
34	3.92	2.77	1.72	4.21	2.067		2.77
35	6.42	3.29	3.66	6.69	4.265		3.66
36	12.28	6.42	18.05	18.38	20.860		
37	12.08	12.28	2.37	13.37	14.314		
38	10.97	2.73	12.08	12.89	14.271		2.73
39	9.33	2.76	10.97	11.53	11.161		2.76
40	2.37	9.12	9.45	10.47	10.806		9.12
41	9.45	20.47	11.60	20.76	24.974		
42	11.35	11.60	2.40	12.68	13.620		
43	10.29	2.68	11.35	12.16	13.214		2.68
44	2.70	8.67	10.29	10.83	10.134		2.70
45	48.07	48.13	2.40	49.30	57.684		48.07
46	48.13	47.14	2.51	48.89	54.916		
47	2.01	2.51	2.81	3.67	2.447		2.81
合計					870.097m		145.54m

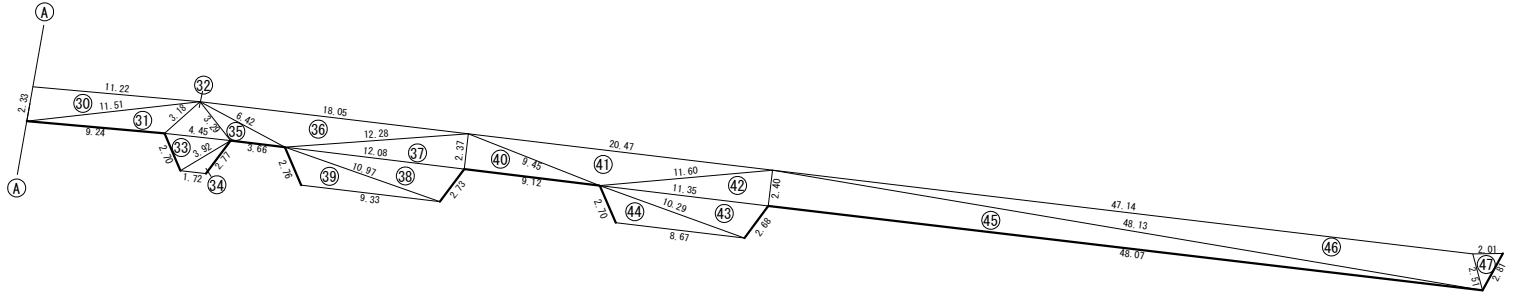


——舗装切断工 t=5cm

工 事 名	令和7年度 柳町地内配水管布設工事		
図 名	舗装本復旧求積図	設計番号	7-7
縮 尺	free	製図年月日	令和7年11月
埼玉県飯能市上下水道部			6


仮設平面図 縮尺 1:1000

参考図

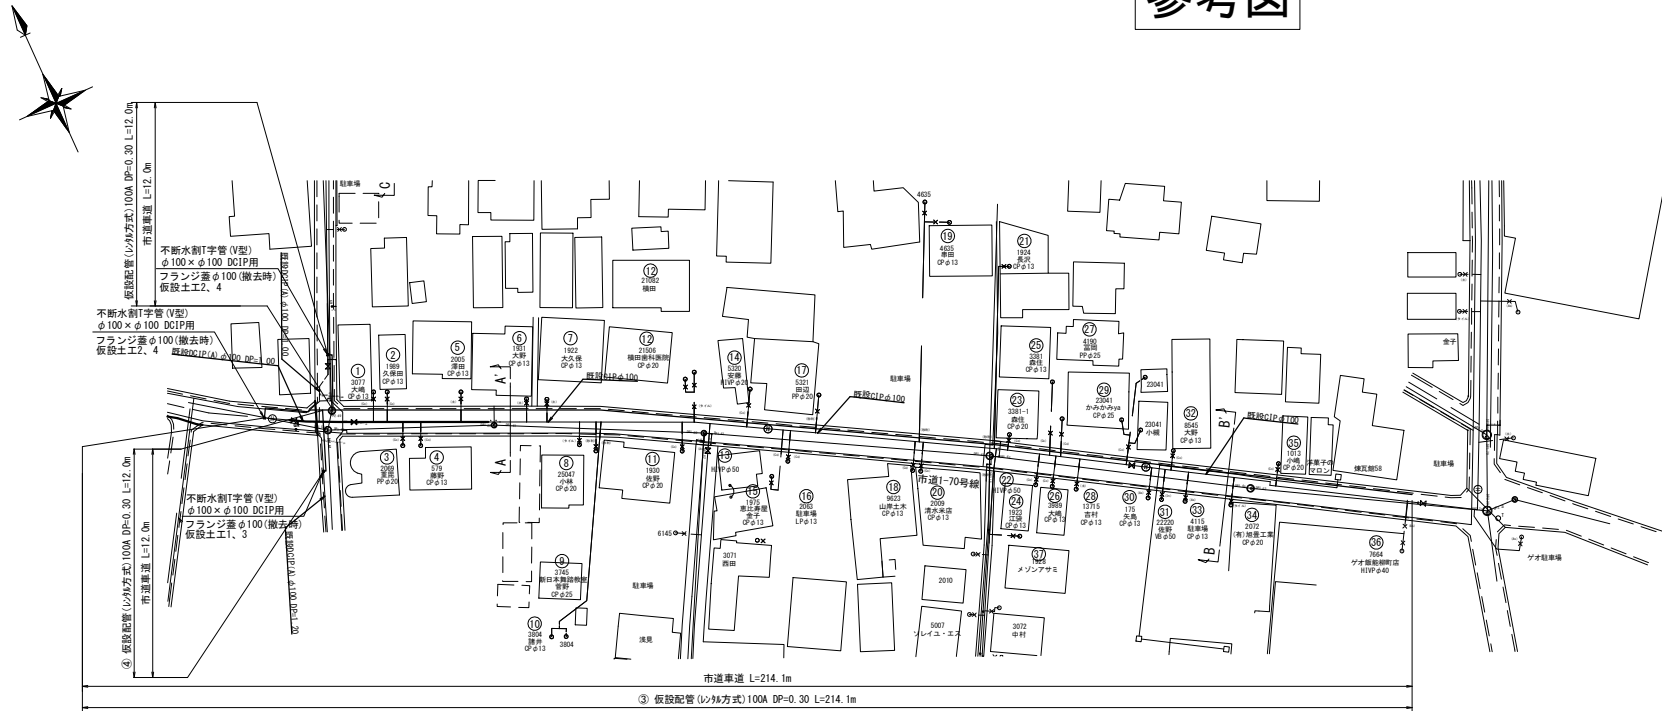

仮設土工図 縮尺 1:20


市道車道

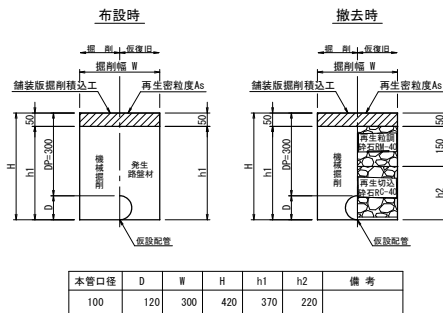

仮設取出し土工図 縮尺 1:40


(不排水取出し部)

市道車道

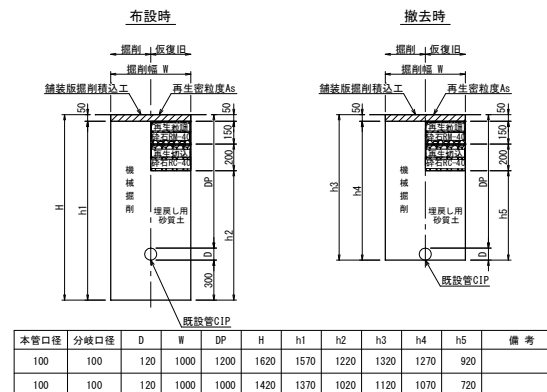


工 事 名		令和7年度 柳町地内配水管布設工事			
図 名	仮設平面図 仮設土工工・仮設取出し土工工			設計番号	7-7
縮 尺	1:1000、1:40、1:20			製図年月日	令和7年11月
埼玉県飯能市上下水道部					7

参考図

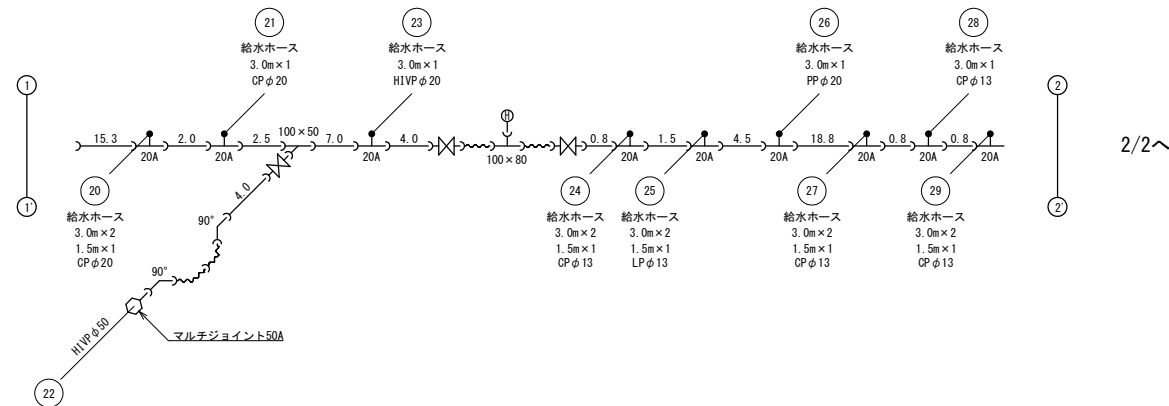


REPCS-G型 資材表記 一覧			
資材名称	記号	資材名称	記号
直管	—	レギュレーター	⌵
フレキ管	〰	取り出し短管	⌵
エルボ	⌋	仮設消火栓	⊕
チーズ	⌋	仮設空気弁	⊕
バルブ	⌋	撤去用直管	⌋
受け×受け	⌋		
受け×グルーピング、リング	⌋		
挿し×グルーピング、リング	⌋		

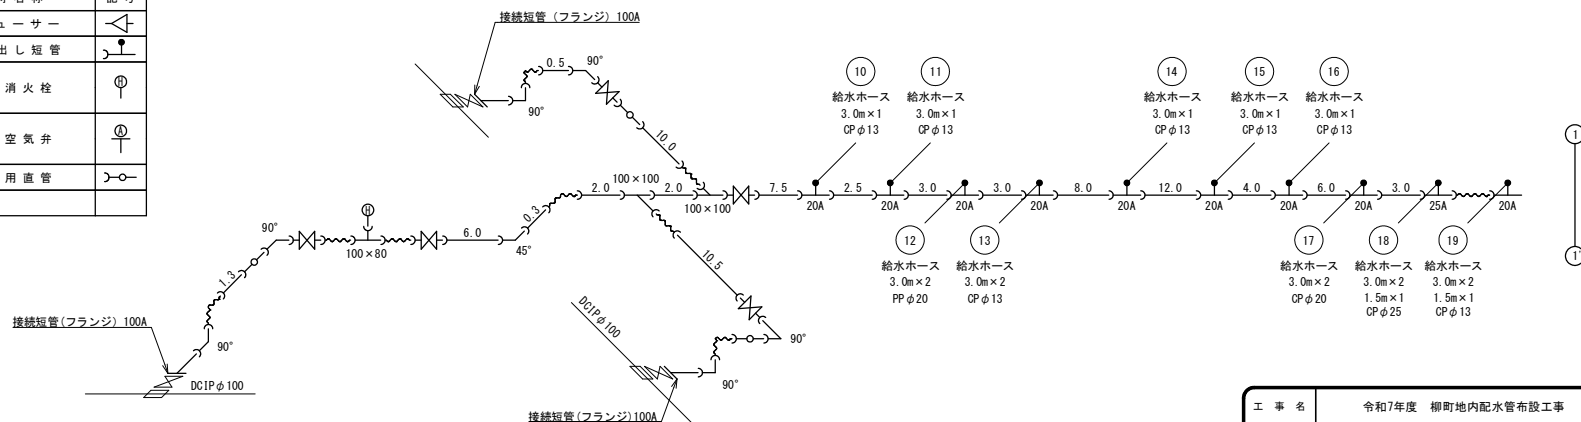

工 事 名	令和7年度 柳町地内配水管布設工事		
図 名	仮設配管図	図計番号	7-7
縮 尺	free	製図年月日	令和7年11月
埼玉県飯能市上下水道部			8

参考図

REPCS-G型 資材表記 一覧			
資材名称	記号	資材名称	記号
直管	—	レギュレーター	△
フレキ管	〰	取り出し短管	⌋
エルボ	⌋	仮設消火栓	⊕
チーズ	⌋	仮設空気弁	⊕
バルブ	⌋		
受け×受け	⌋		
受け×グルーピング、リング	○—	撤去用直管	⌋—
挿し×グルーピング、リング	—○		

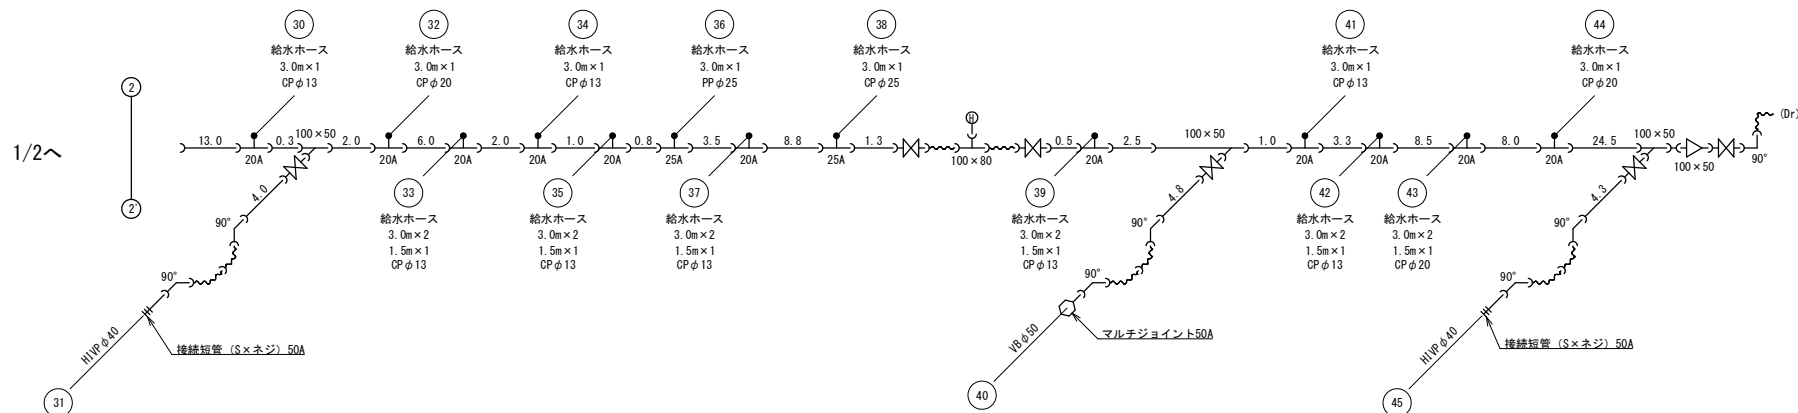

工事名	令和7年度 柳町地内配水管布設工事		
図名	仮設配管図	設計番号	7-7
縮尺	free	製図年月日	令和7年11月
埼玉県飯能市上下水道部			9